


1 PLANTA BAIXA PAV. TÉRREO HIDRÁULICO
ESCALA 1:50

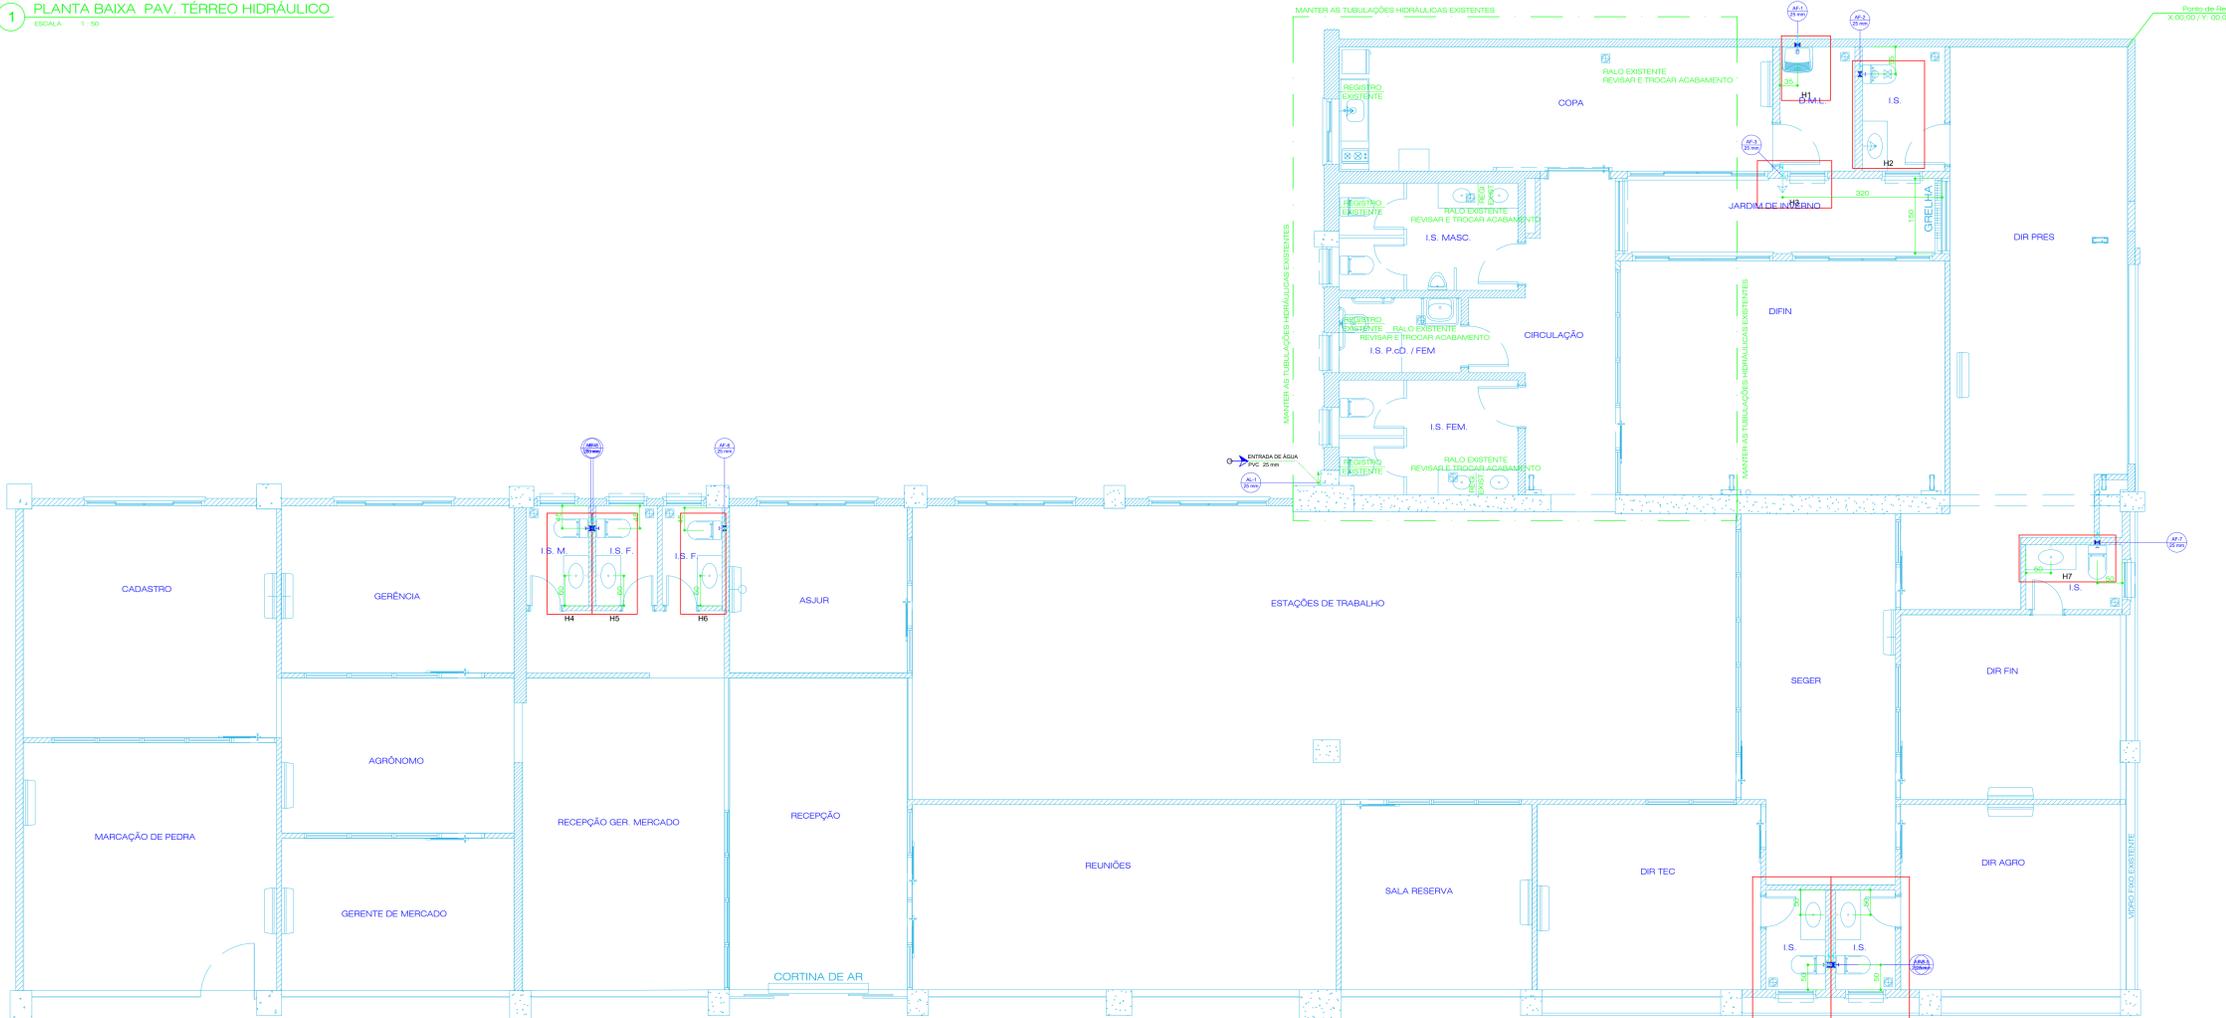

2 DETALHES ISOMÉTRICOS DA EDIFICAÇÃO
ESCALA 1:50

Legenda das indicações

RG Registro de gaveta c/canopla cromada c/PVC soldável - 3/4"

TLR Tanque de lavar com joelho de 90° - 25 mm - 3/4"

Lista de Materiais	
Aparelho	
Torneira de Tanque de Lavar 25mm - 3/4"	1 pc
Metais	
Registro de gaveta c/ canopla cromada 3/4"	1 pc
PVC rígido soldável	
Adapt sold curto c/bolsa-rosca p registro 25 mm - 3/4"	2 pc
Luva soldável 25 mm	1 pc
Tubos 25 mm	2.14 m
PVC soldável azul c/ bucha latão	
Joelho 90° soldável com bucha de latão 25 mm - 3/4"	1 pc

Detalhe H1
Escala 1:25

Legenda das indicações

LV Lavatório com joelho de 90° - 25 mm - 1/2"

RG Registro de gaveta c/canopla cromada c/PVC soldável - 3/4"

VS Vaso sanitário com caixa acoplada - 3/4"

Lista de Materiais	
Aparelho	
Torneira de lavatório 25 mm x 3/4"	1 pc
PVC rígido soldável	
Luva soldável 25 mm	1 pc
Tubos 25 mm	2.7 m
PVC soldável azul c/ bucha latão	
Joelho 90° soldável com bucha de latão 25 mm - 3/4"	1 pc

Detalhe H2
Escala 1:25

Legenda das indicações

TJ Torneira de Jardim com joelho 90° - 25 mm x 3/4"

Lista de Materiais	
Aparelho	
Torneira de Jardim 25 mm x 3/4"	1 pc
PVC rígido soldável	
Luva soldável 25 mm	1 pc
Tubos 25 mm	2.7 m
PVC soldável azul c/ bucha latão	
Joelho 90° soldável com bucha de latão 25 mm - 3/4"	1 pc

Detalhe H3
Escala 1:25

Legenda das indicações

LV Lavatório com joelho de 90° - 25 mm - 1/2"

RG Registro de gaveta c/canopla cromada c/PVC soldável - 3/4"

VS Vaso sanitário com caixa acoplada - 3/4"

Lista de Materiais	
Aparelho	
Torneira de lavatório 25 mm - 1/2"	1 pc
Vaso Sanitário c/ cx. acoplada 1/2"	1 pc
Metais	
Registro de gaveta c/ canopla cromada 3/4"	1 pc
PVC Acessórios	
Engate flexível cobre cromado com canopla 1/2 - 30cm	1 pc
Engate flexível plástico 1/2 - 30cm	1 pc
PVC rígido soldável	
Joelho de redução soldável c/ rosca 25 mm - 1/2"	1 pc
PVC misto soldável	
Joelho de redução soldável c/ rosca 25 mm - 1/2"	1 pc
PVC rígido soldável	
Adapt sold curto c/bolsa-rosca p registro 25 mm - 3/4"	2 pc
Luva soldável 25 mm	1 pc
Tubos 25 mm	4.31 m
Té 90 soldável 25 mm	1 pc
PVC soldável azul c/ bucha latão	
Joelho de redução 90° soldável com bucha de latão 25 mm - 1/2"	1 pc

Detalhe H4
Escala 1:25

Legenda das indicações

LV Lavatório com joelho de 90° - 25 mm - 1/2"

RG Registro de gaveta c/canopla cromada c/PVC soldável - 3/4"

VS Vaso sanitário com caixa acoplada - 3/4"


Lista de Materiais	
Aparelho	
Torneira de lavatório 25 mm - 1/2"	1 pc
Vaso Sanitário c/ cx. acoplada 1/2"	1 pc
Metais	
Registro de gaveta c/ canopla cromada 3/4"	1 pc
PVC Acessórios	
Engate flexível cobre cromado com canopla 1/2 - 30cm	1 pc
Engate flexível plástico 1/2 - 30cm	1 pc
PVC misto soldável	
Joelho de redução soldável c/ rosca 25 mm - 1/2"	1 pc
PVC rígido soldável	
Adapt sold curto c/bolsa-rosca p registro 25 mm - 3/4"	2 pc
Luva soldável 25 mm	1 pc
Tubos 25 mm	3.82 m
Té 90 soldável 25 mm	1 pc
PVC soldável azul c/ bucha latão	
Joelho de redução 90° soldável com bucha de latão 25 mm - 1/2"	1 pc

Detalhe H5
Escala 1:25

PROJETO HIDROSSANITÁRIO		
município: CURITIBA-PR	finalidade / endereço: SEDE CEASA TATUQUARA RODOVIA BR-116, 22.881 - TATUQUARA, CURITIBA / PR	01/05
escala: INDICADA		
data: Janeiro / 2023	Proprietário: CENTRAIS ABASTECIM. DO PR S.A. CNPJ: 75.963.164/0001-67	Projeto de: Proj. Casa Hid. de Proj. Ricardo
desenho: RICARDO		última atualização: Mar/2023
conteúdo da prancha: PROJETO HIDROSSANITÁRIO COMPLETO		
responsável pelo projeto: responsável pela execução:		

1 PLANTA BAIXA PAV. TÉRREO ESGOTO


ESCALA 1:100

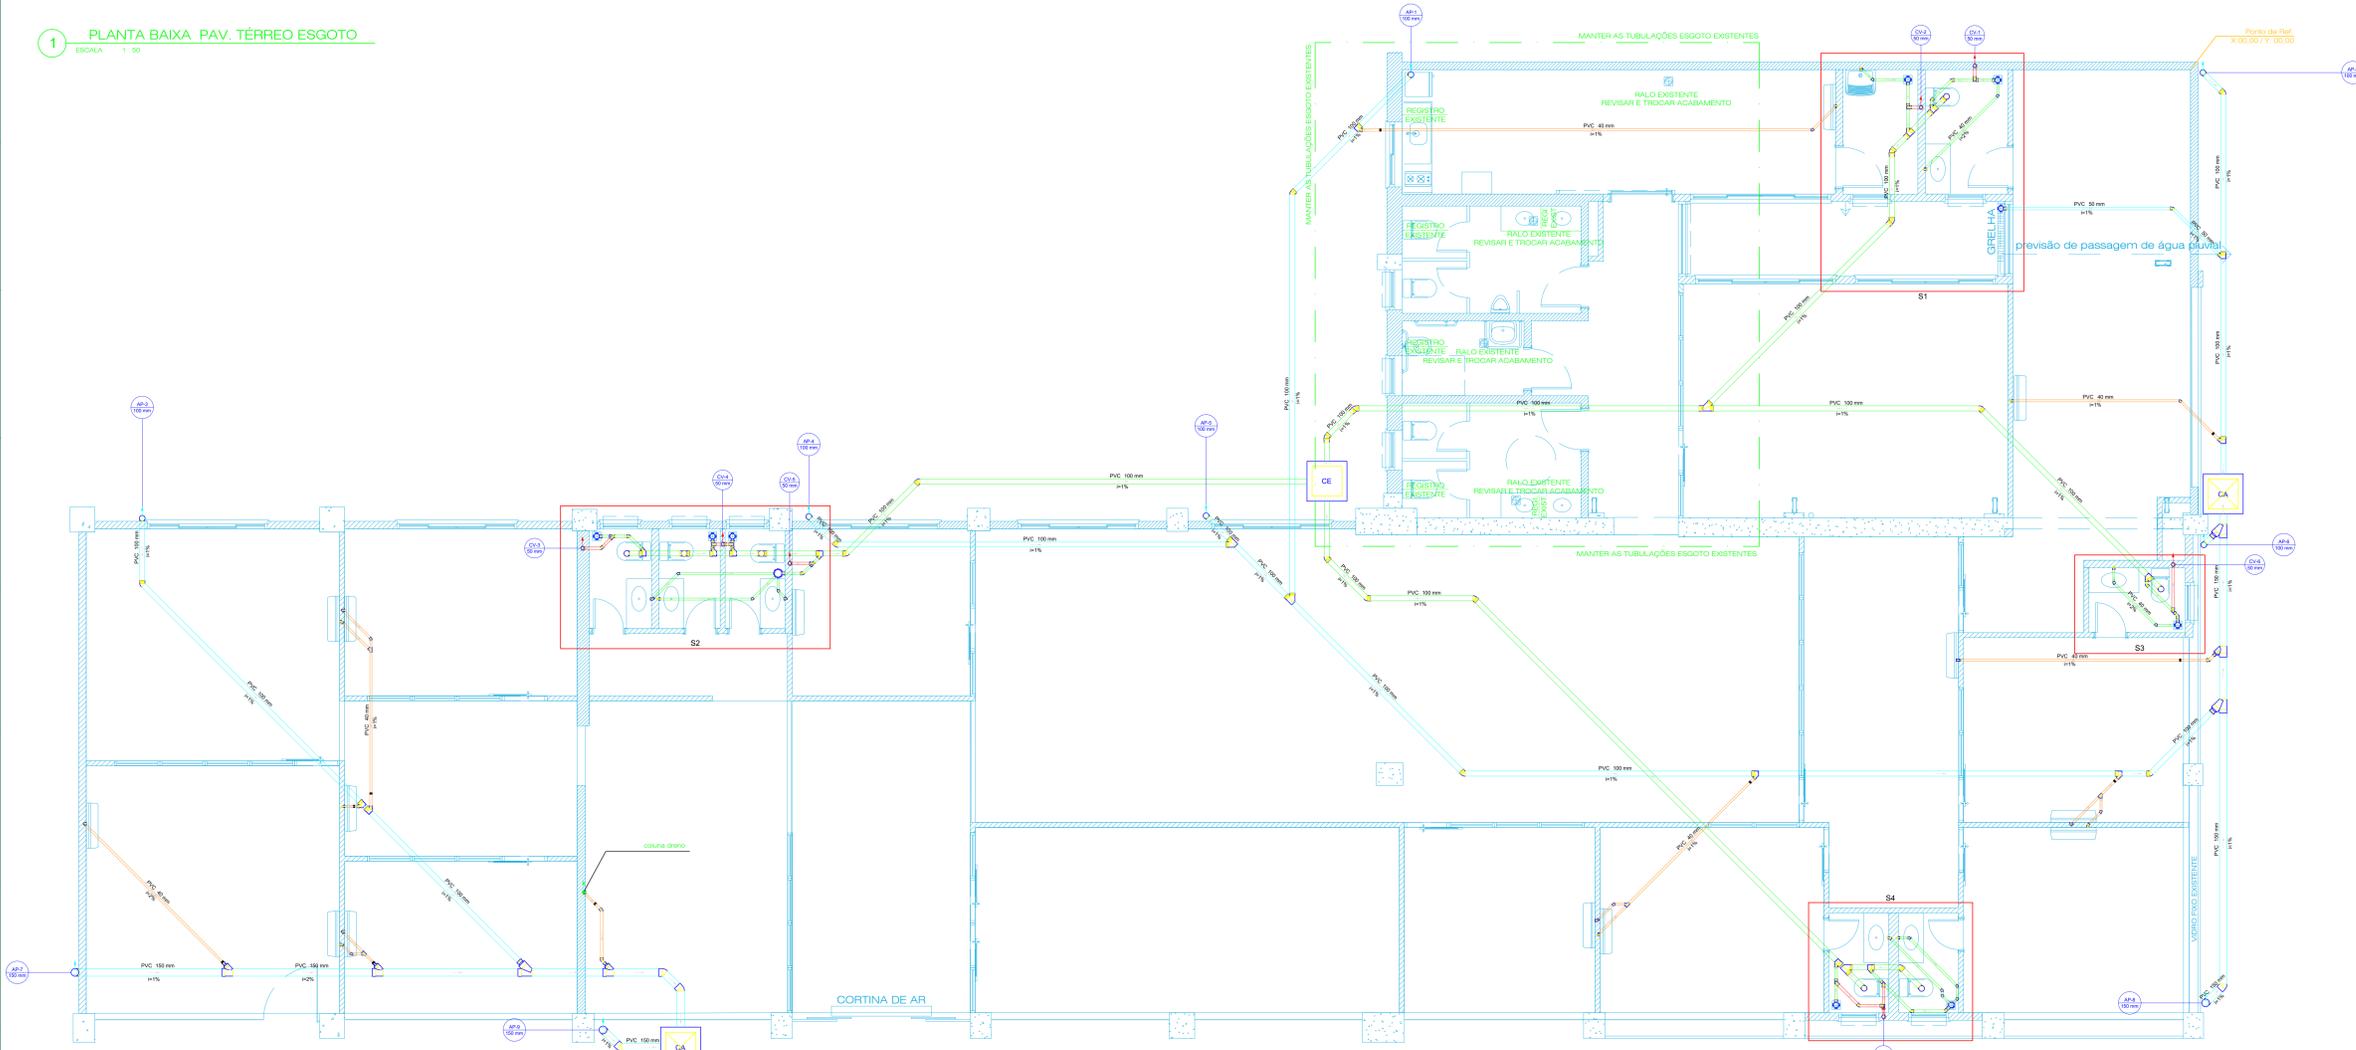


PROJETO DE TUBULAÇÕES ENTERRADAS / ABAIXO DO PISO

2 DETALHES ESGOTO DA EDIFICAÇÃO


ESCALA 1:50

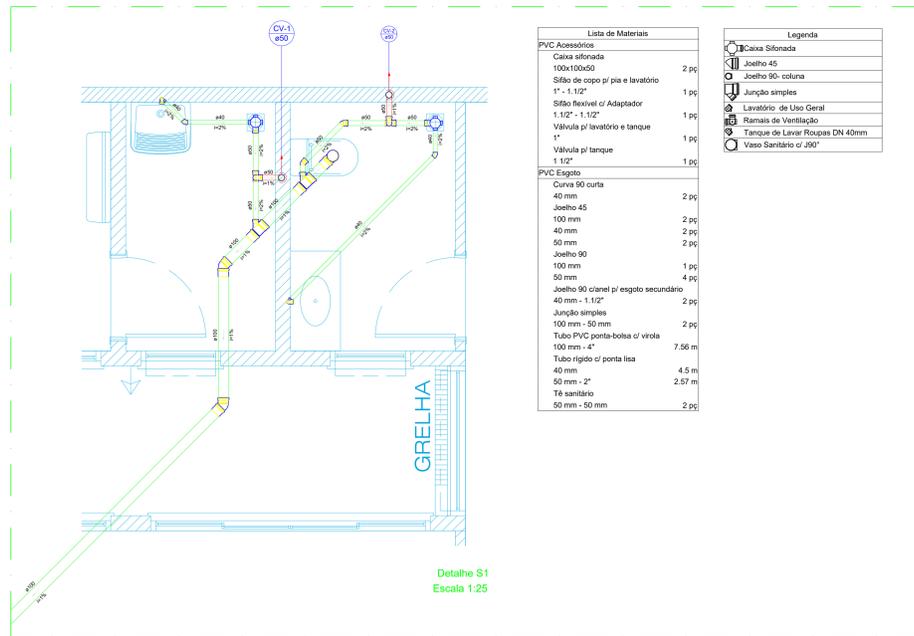


Detalhe S1 Escala 1:25

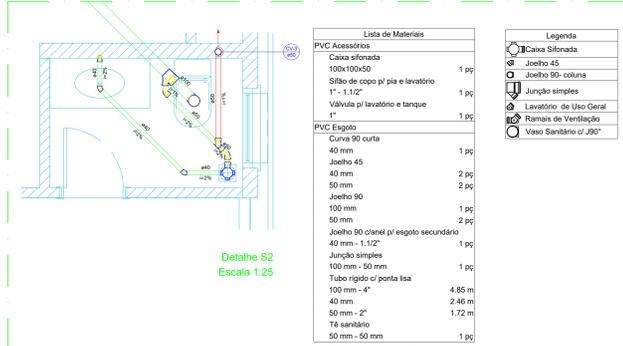

Detalhe S2 Escala 1:25

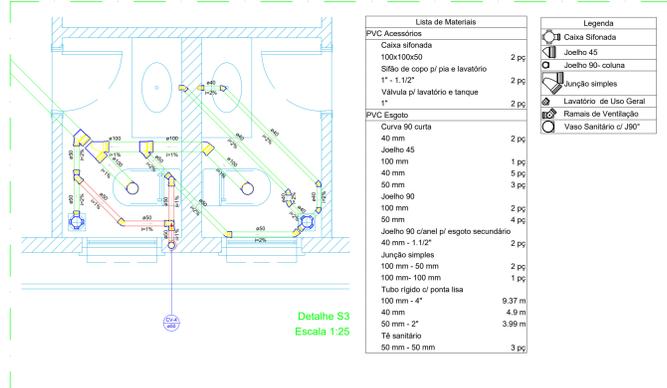


Detalhe S3 Escala 1:25

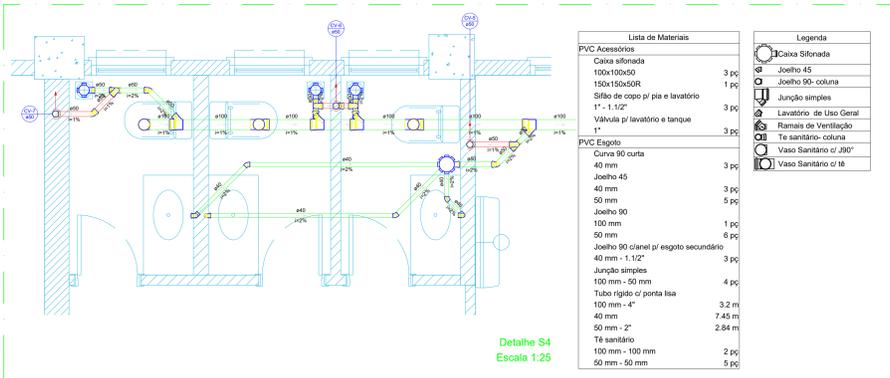

Detalhe S4 Escala 1:25

PROJETO HIDROSSANITÁRIO		
munícipio: CURITIBA-PR	finalidade / endereço: SEDE CEASA TATUQUARA RODOVIA BR-116, 22.881 - TATUQUARA, CURITIBA / PR	prazo: 03/05
escala: INDICADA	Proprietário: CENTRAIS ABASTECIM. DO PR S.A. CNPJ: 75.963.164/0001-67	Projeto de: Proj. Casa Hid. de Proj. Ricardo
data: Janeiro / 2023	Projeto de: Proj. Casa Hid. de Proj. Ricardo	última atualização: Mar/2023
desenho: RICARDO	conteúdo da prancha: PROJETO HIDROSSANITÁRIO COMPLETO	responsável pela execução:
responsável pelo projeto:		


Ponto de Ref
X:00,00 / Y: 00,00

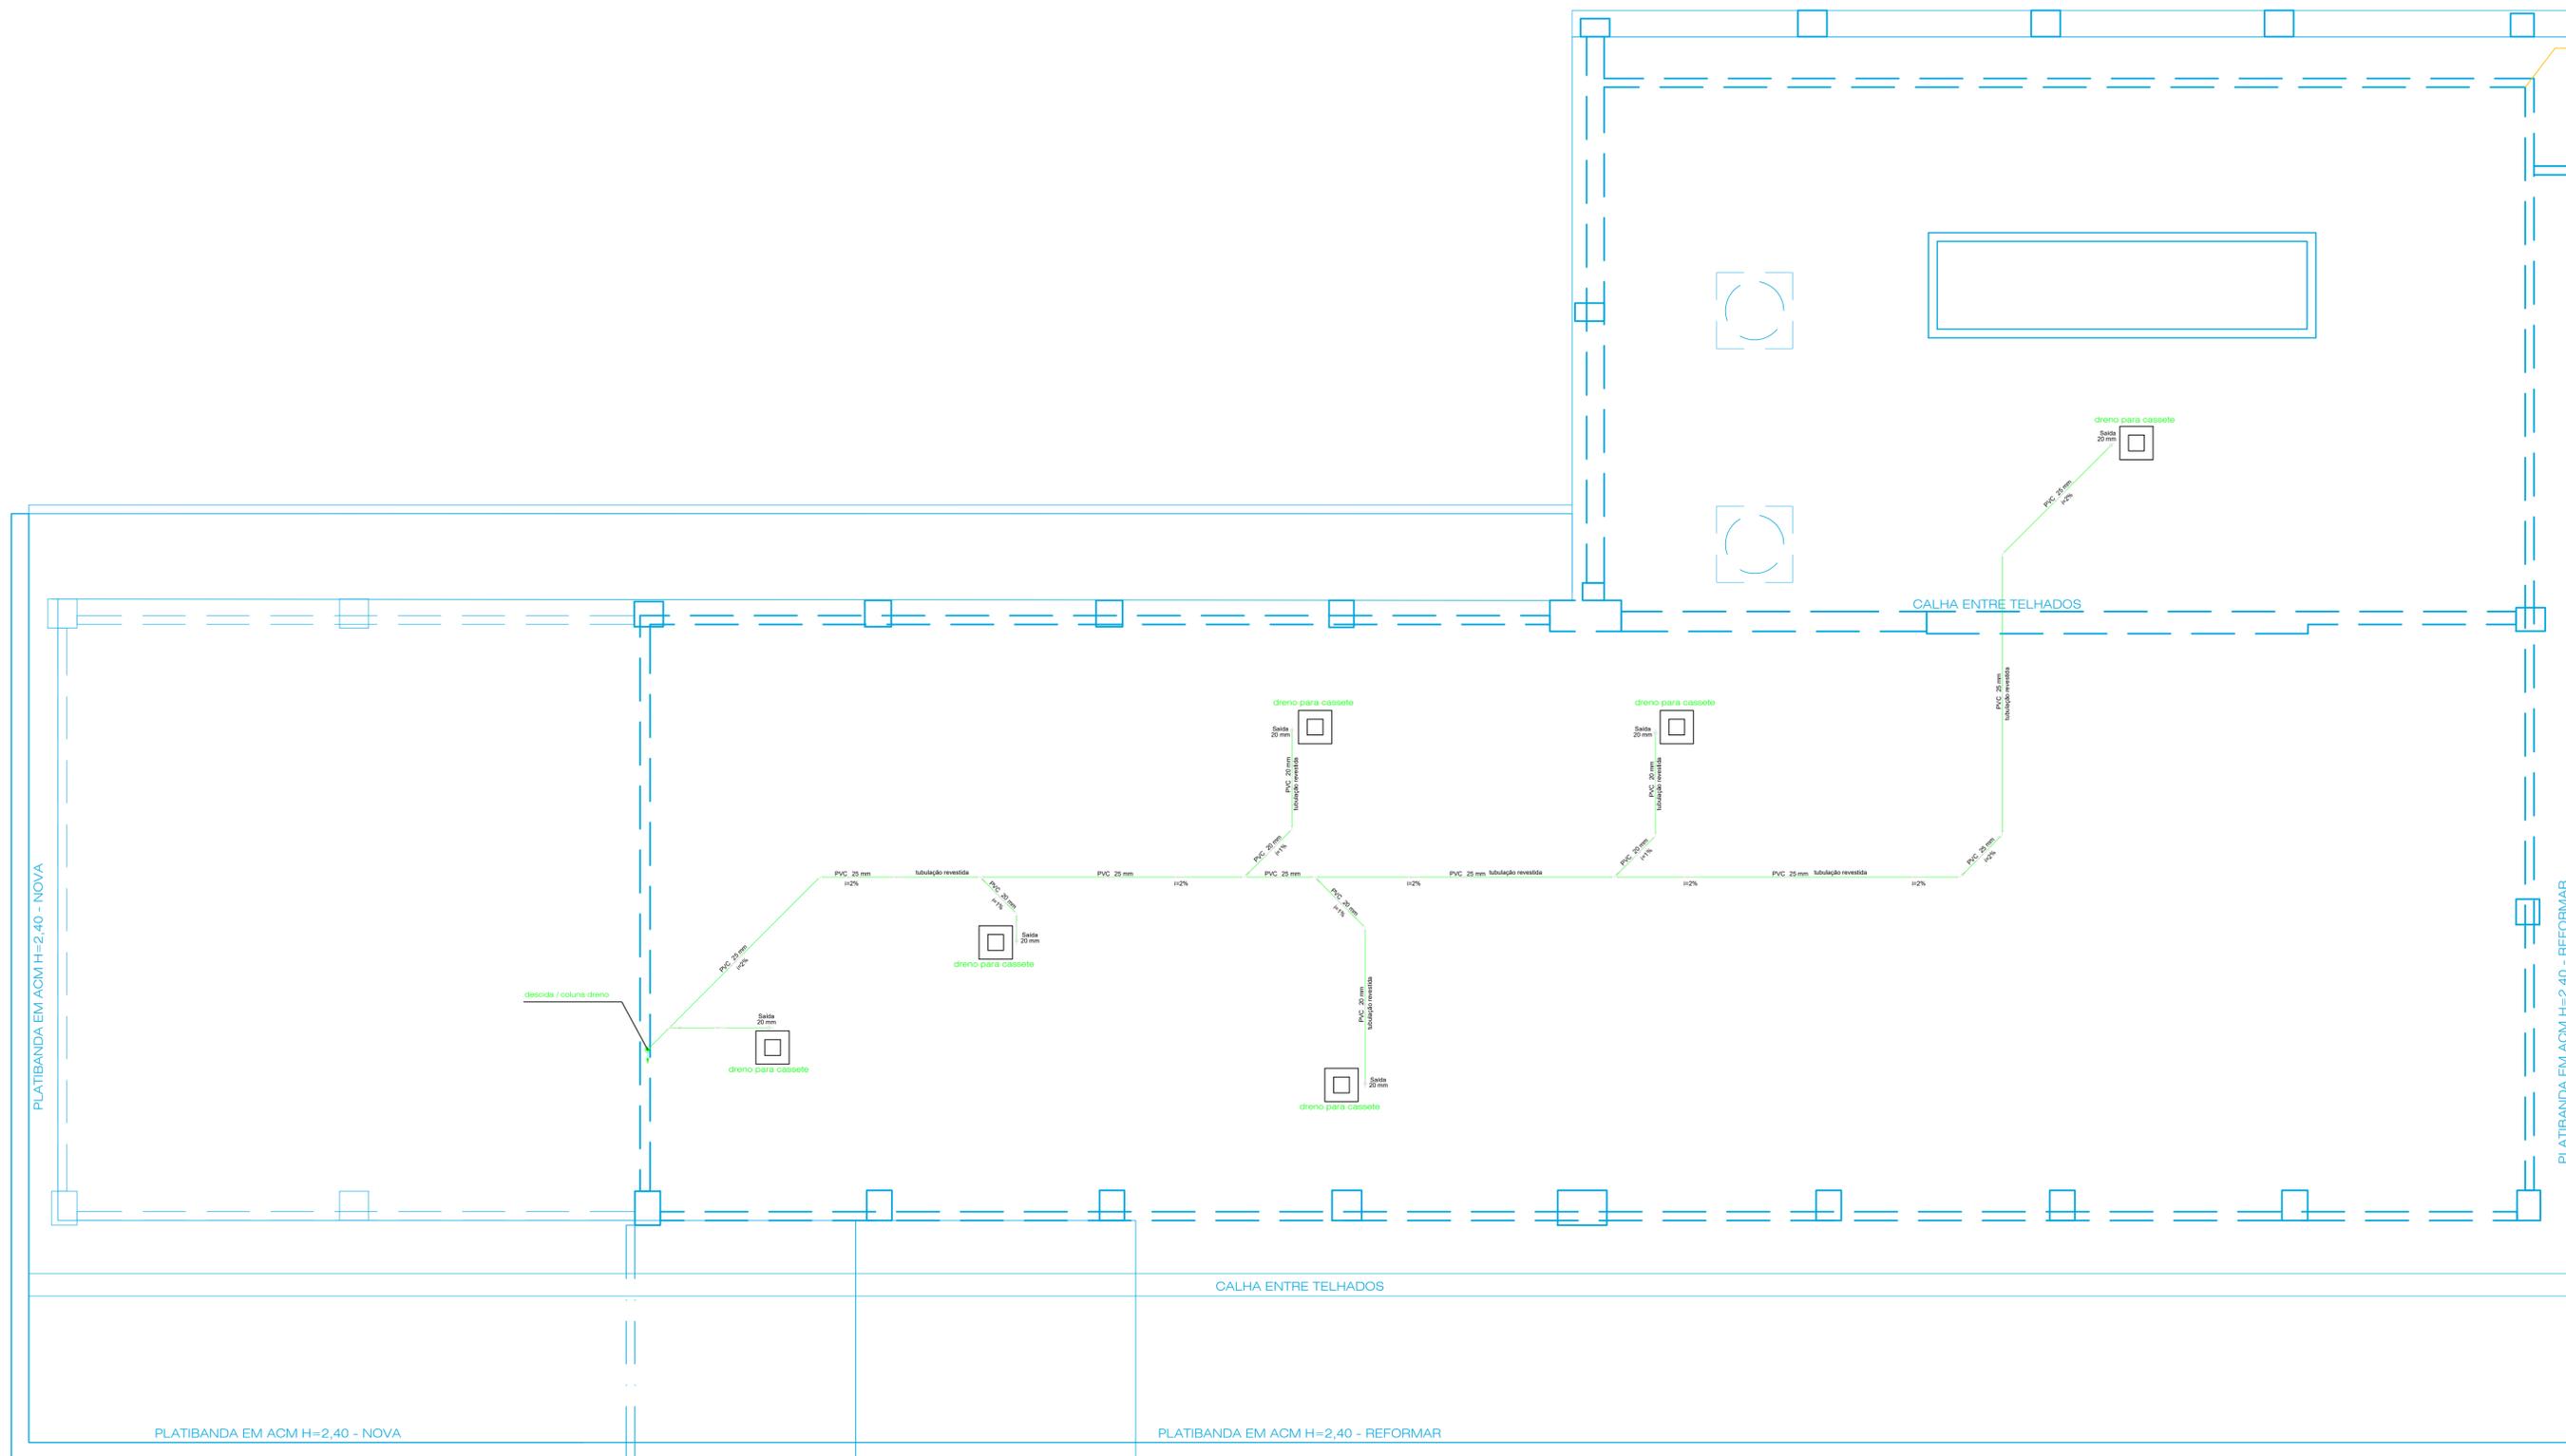

PROJETO DE TUBULAÇÕES ACIMA DO FORRO / DRENOS CASSETE


PROJETO HIDROSSANITÁRIO		
município: <i>CURITIBA-PR</i>	finalidade / endereço: SEDE CEASA TATUQUARA RODOVIA BR-116, 22.881 - TATUQUARA, CURITIBA / PR	prancha: 04/05
escala: <i>INDICADA</i>	Proprietário: CENTRAIS ABASTECIM. DO PR S.A. CNPJ: 75.063.164/0001-67	arquivo dwg: Proj_Ceasa_Hidr.dwg
data: <i>Janeiro / 2023</i>	desenho: <i>RICARDO</i>	última atualização: Jan/2023
conteúdo da prancha: <i>PROJETO HIDROSSANITÁRIO COMPLETO</i>		
responsável pelo projeto:		responsável pela execução:

1 PLANTA BAIXA ESPELHO D'ÁGUA / TUBULAÇÕES

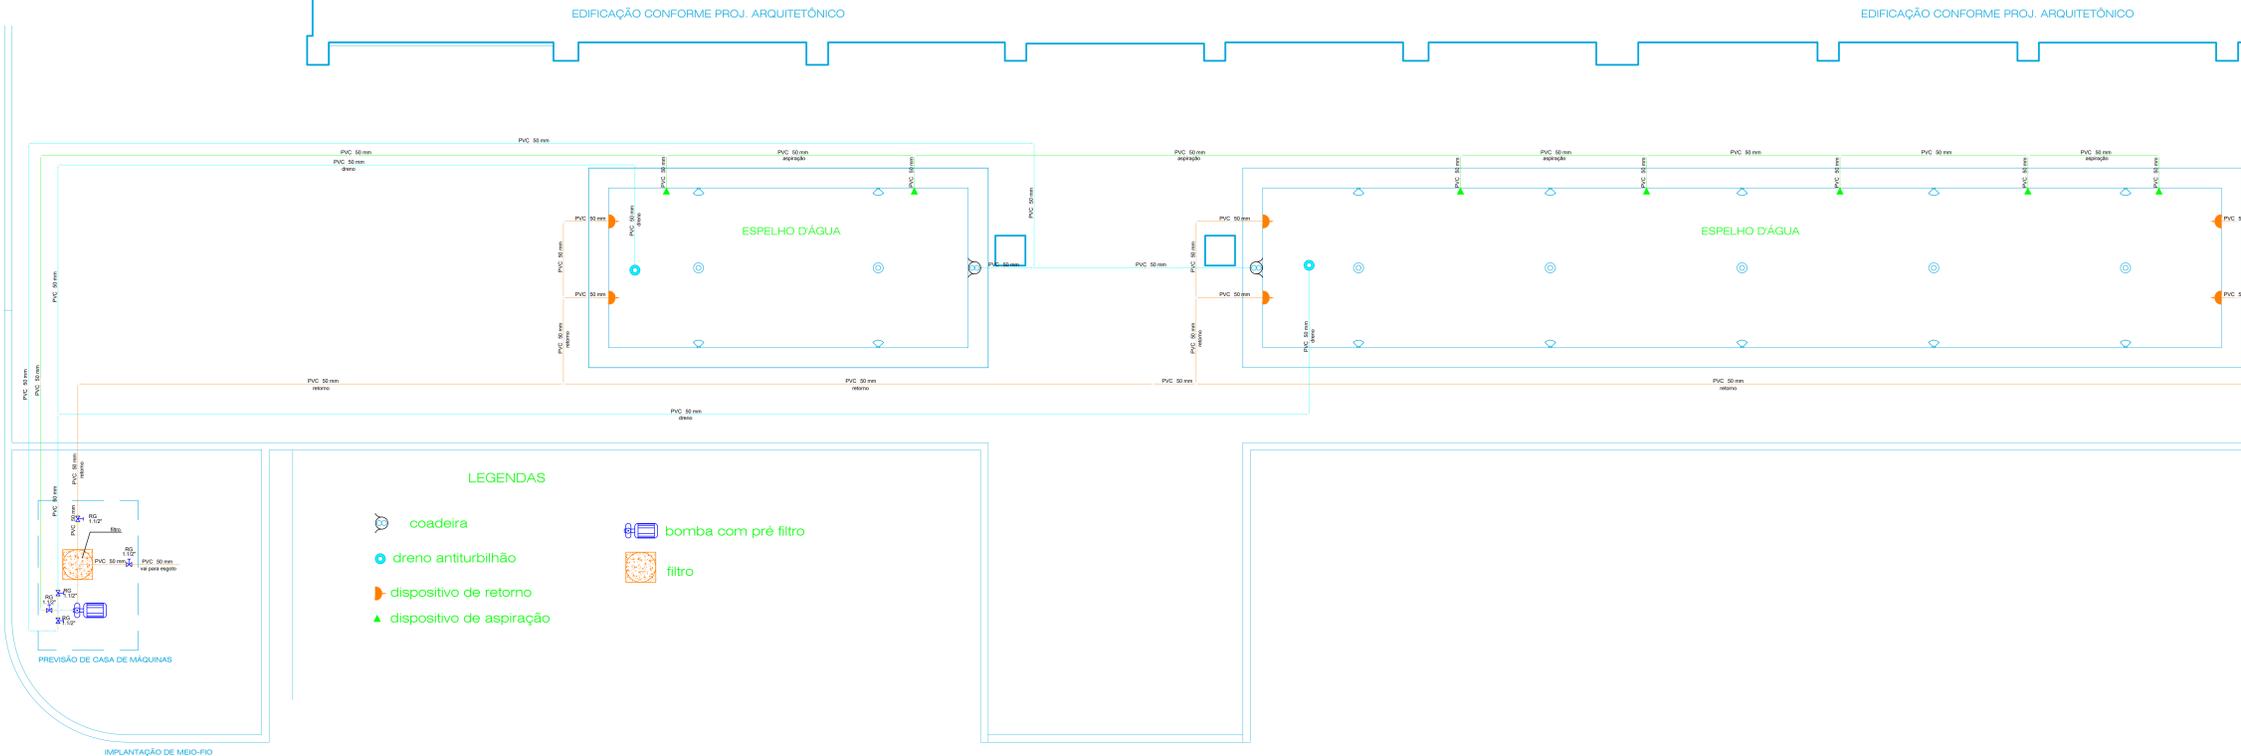

- LEGENDAS**
- coadeira
 - dreno antiturbilhão
 - dispositivo de retorno
 - dispositivo de aspiração
 - bomba com pré filtro
 - filtro

2 PLANTA BAIXA PAV. COBERTURA / DESCIDAS

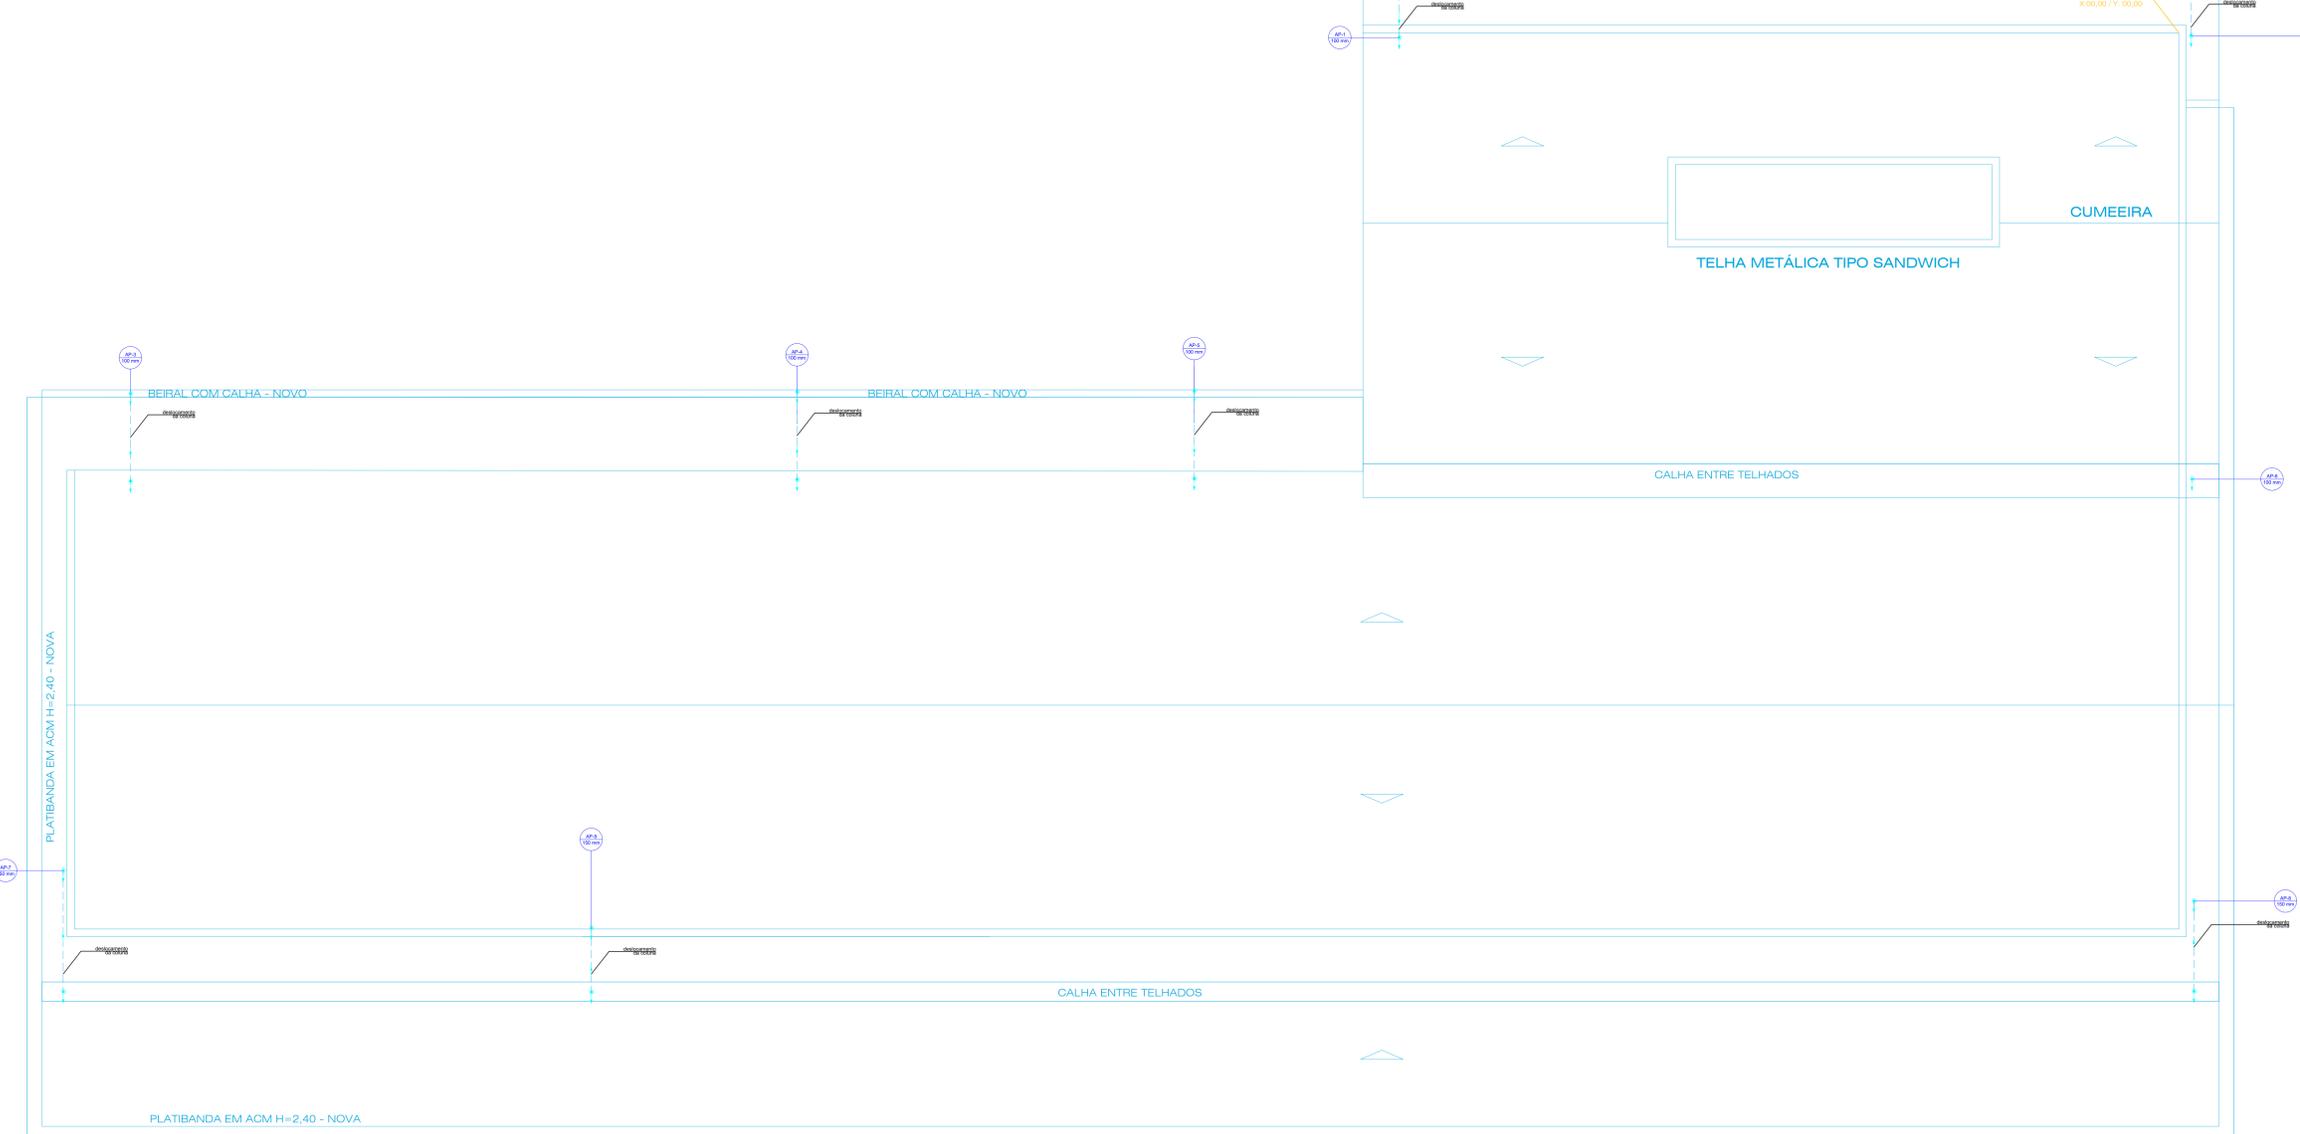

PROJETO HIDROSSANITÁRIO		
munícipio: CURITIBA-PR	finalidade / endereço: SEDE CEASA TATUQUARA RODOVIA BR-116, 22.881 - TATUQUARA, CURITIBA / PR	prancha: 05/05
escala: INDICADA	Proprietário: CENTRAIS ABASTECIM. DO PR S.A. CNPJ: 75.963.164/0001-67	Projeto-Eng: Proj. Ceasa Hid.Eng
data: Janeiro / 2023	desenho: RICARDO	última atualização: Ago/2023
conteúdo da prancha: PROJETO HIDROSSANITÁRIO COMPLETO		
responsável pelo projeto: _____ responsável pela execução: _____		