


PLANTA BAIXA DE LOCALIZAÇÃO- ESTACIONAMENTO LESTE
Escala: 1/2000

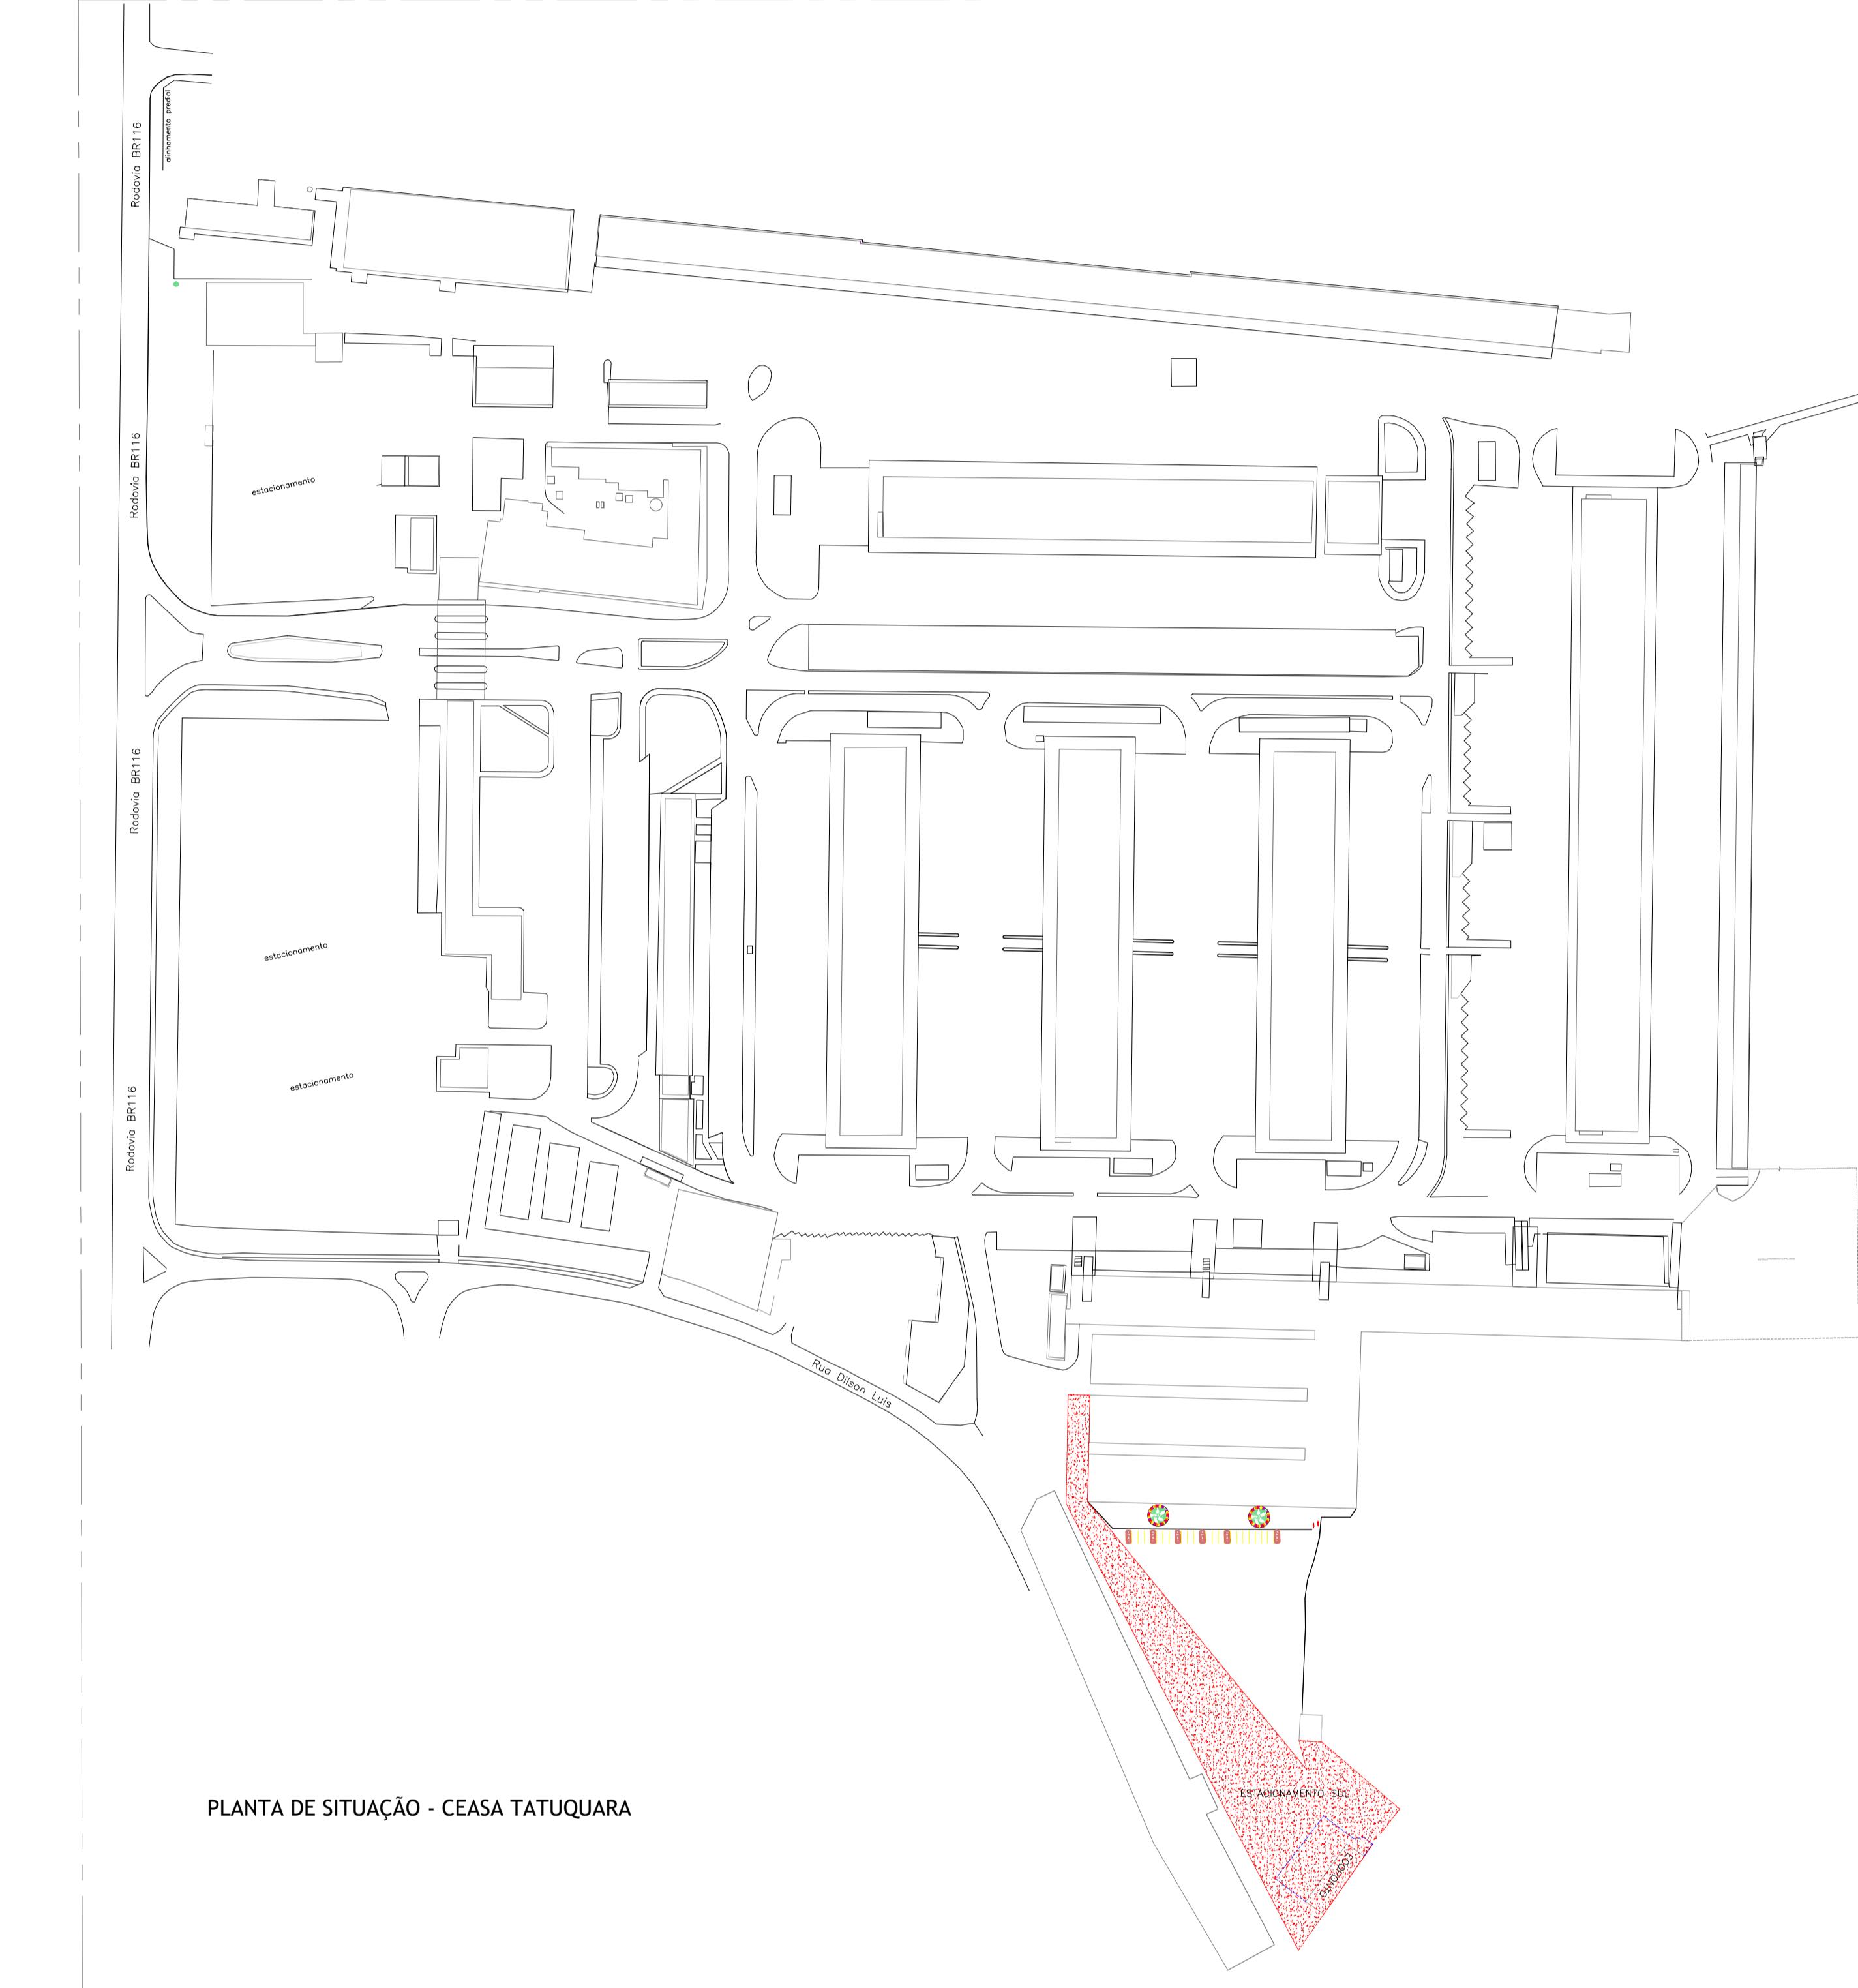

PLANTA BAIXA DE LOCALIZAÇÃO- ESTACIONAMENTO SUL
Escala: 1/2000

	CEASA / PR			
CENTRAIS DE ABASTECIMENTO DO PARANÁ S.A.				
DIENG - DIVISÃO DE INFRAESTRUTURA E ENGENHARIA				
DOCUMENTO:	Nº 04 FOLHA: 01/01			
PROJETO:	Planta de Localização Unidade Atacadista de Curitiba/PR			
EDIF. Nº:	01			
REV. Nº:	REV00			
ESCALA:	1:2000			
DATA:	JULHO/2024			
PROJETO:	RAFAEL GOMES DA SILVA CREA SP/5070214991/0	EDIF. Nº:	RAFAEL GOMES DA SILVA CREA SP/5070214991/0	
ENC. Nº:	RAFAEL GOMES DA SILVA CREA SP/5070214991/0	EDIF. Nº:	RAFAEL GOMES DA SILVA CREA SP/5070214991/0	
ASSINATURA:	STEFANY R. ANDRADE		DIRTORIA:	



ePROTOCOLO



Documento: **10_PLANTADELOCALIZACAO.pdf**.

Assinatura Simples realizada por: **Rafael Gomes da Silva (XXX.505.298-XX)** em 09/08/2024 09:03 Local: CEASA/DIMAN.




Inserido ao protocolo **22.488.437-0** por: **Stefany Rodrigues de Andrade** em: 09/08/2024 08:41.



Documento assinado nos termos do Art. 38 do Decreto Estadual nº 7304/2021.

A autenticidade deste documento pode ser validada no endereço:

<https://www.eprotocolo.pr.gov.br/spiweb/validarDocumento> com o código:
1498acc167ad379fb96beb69cb03d04.

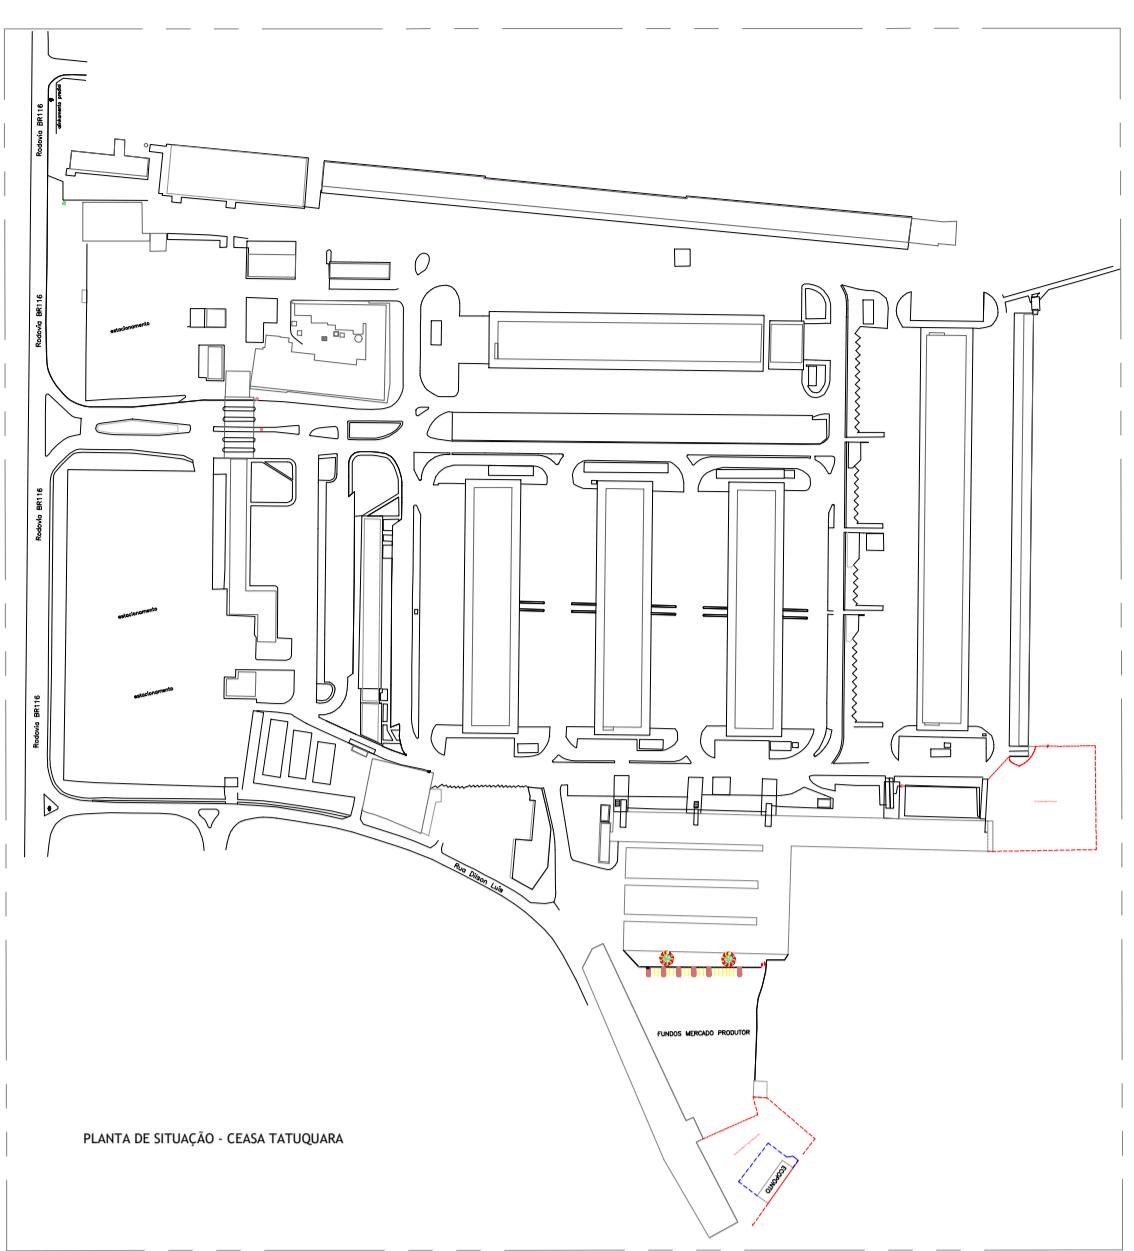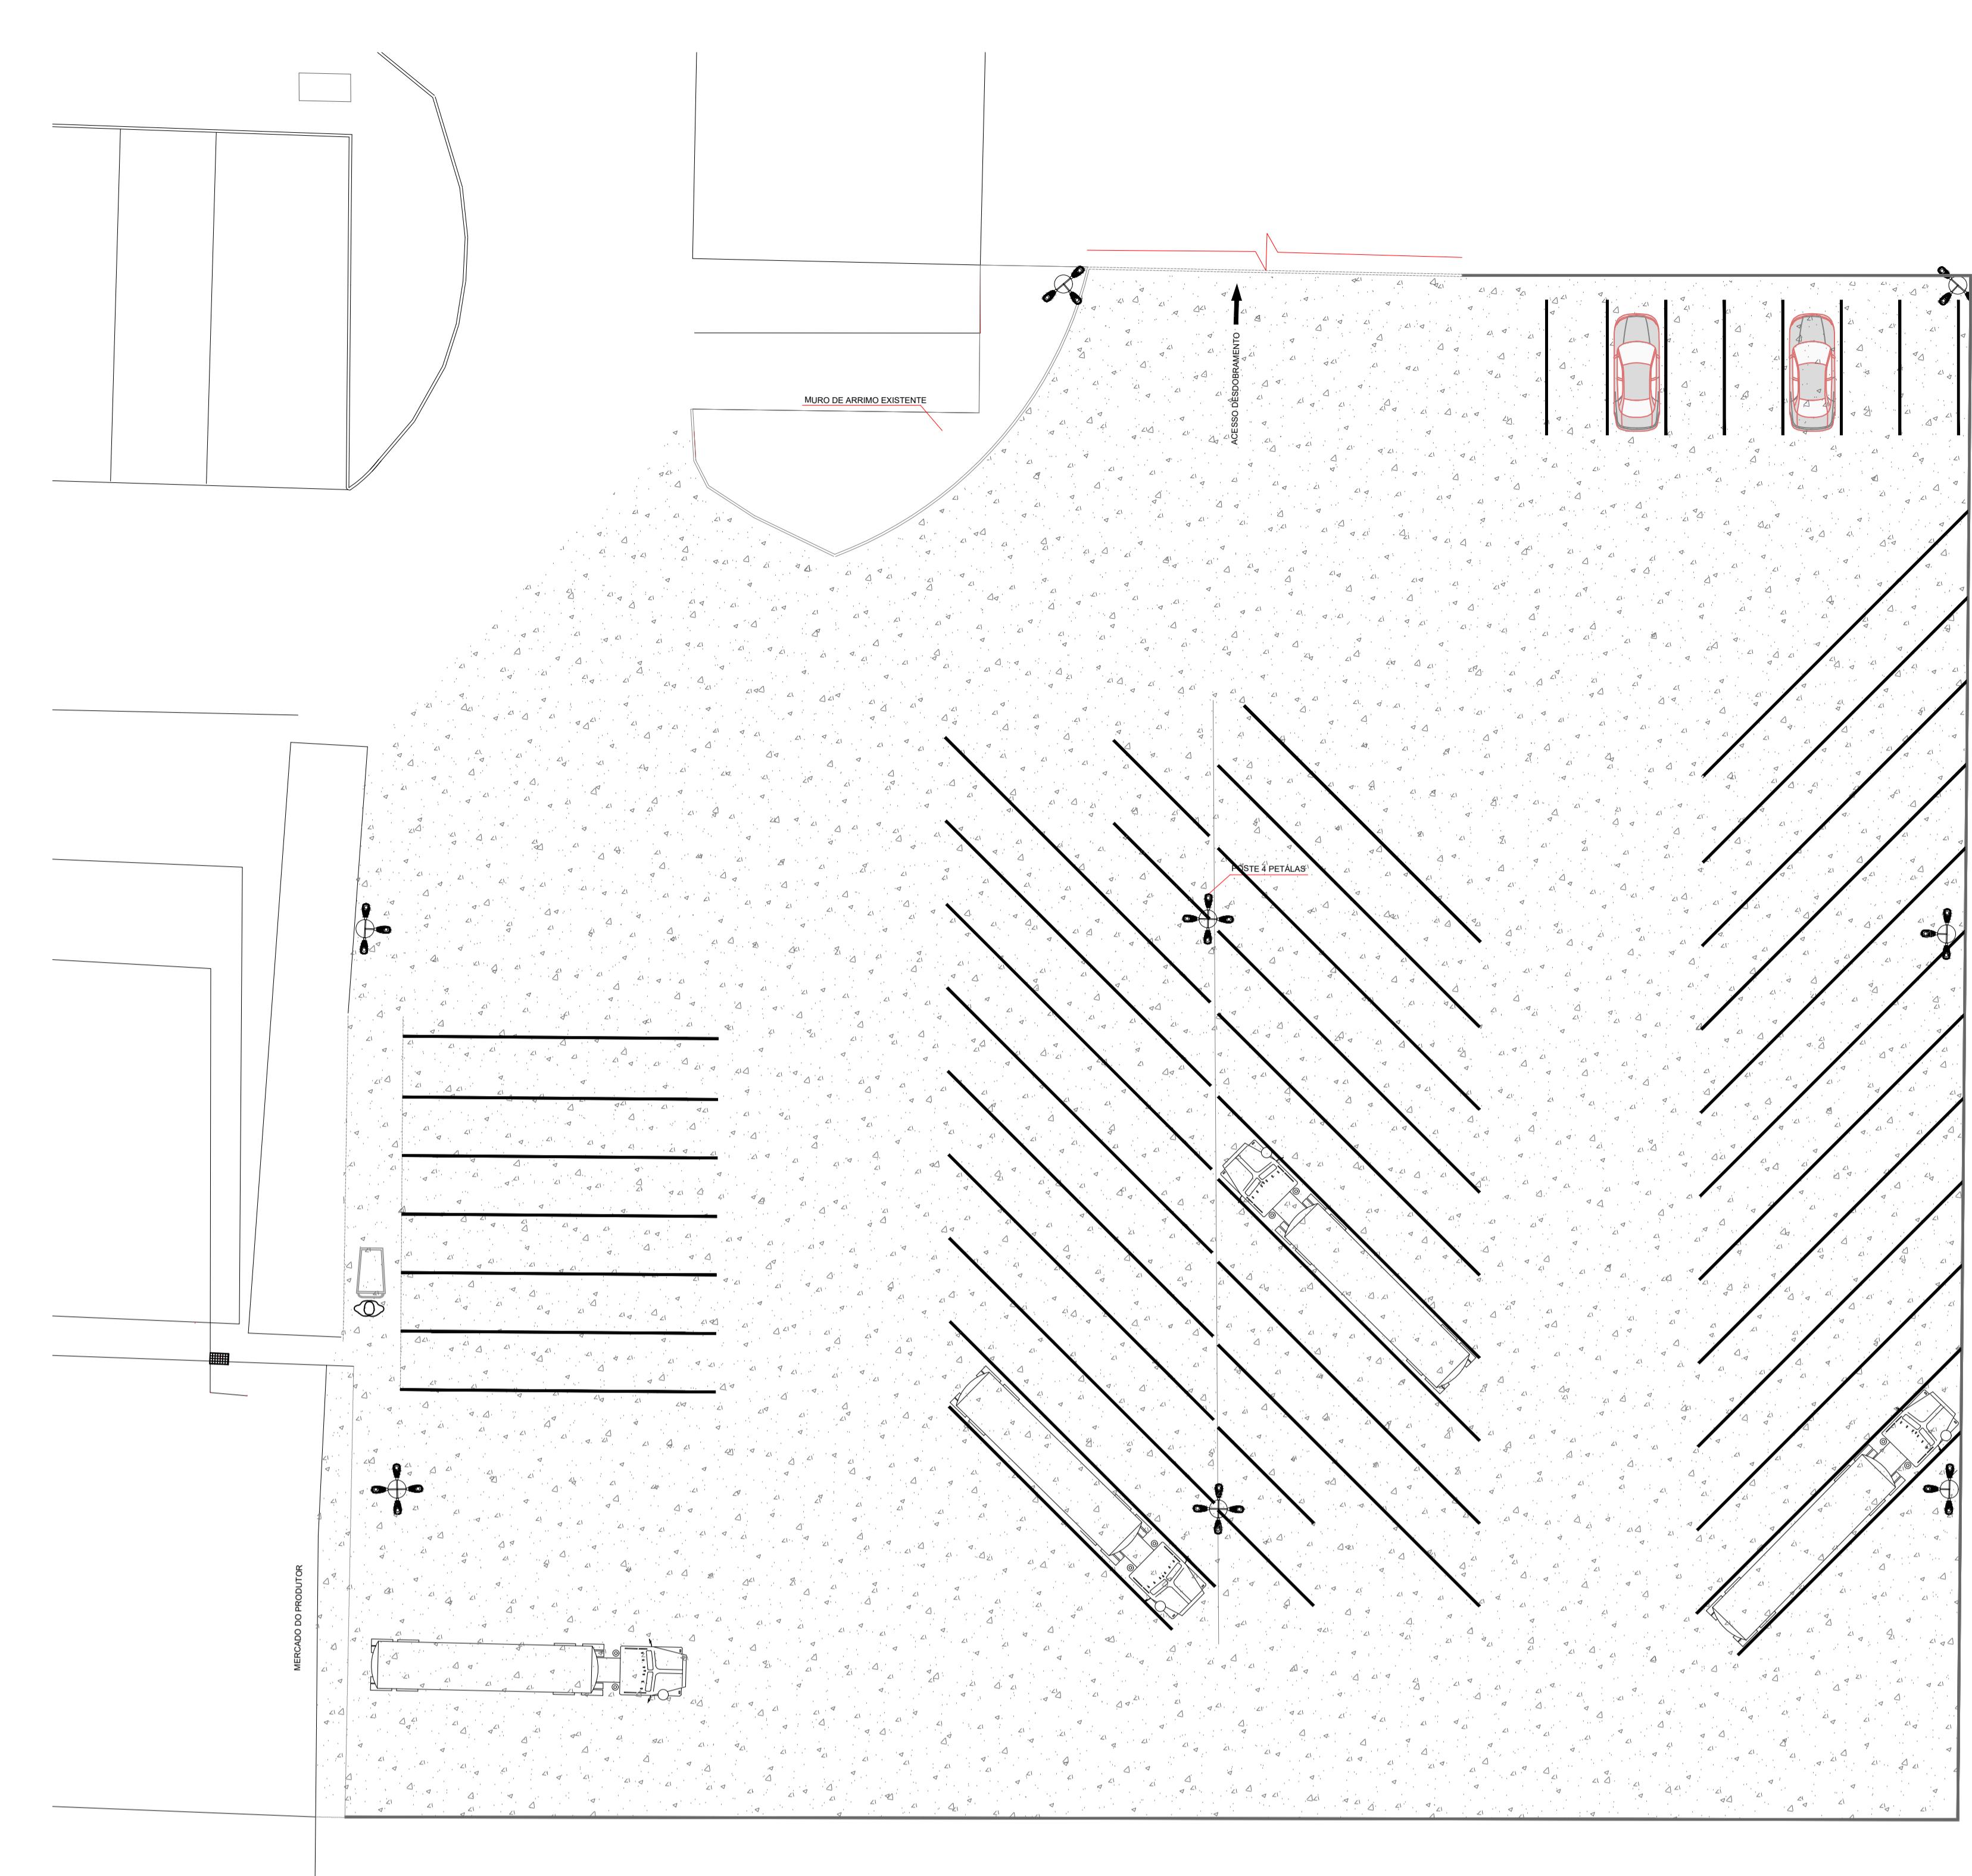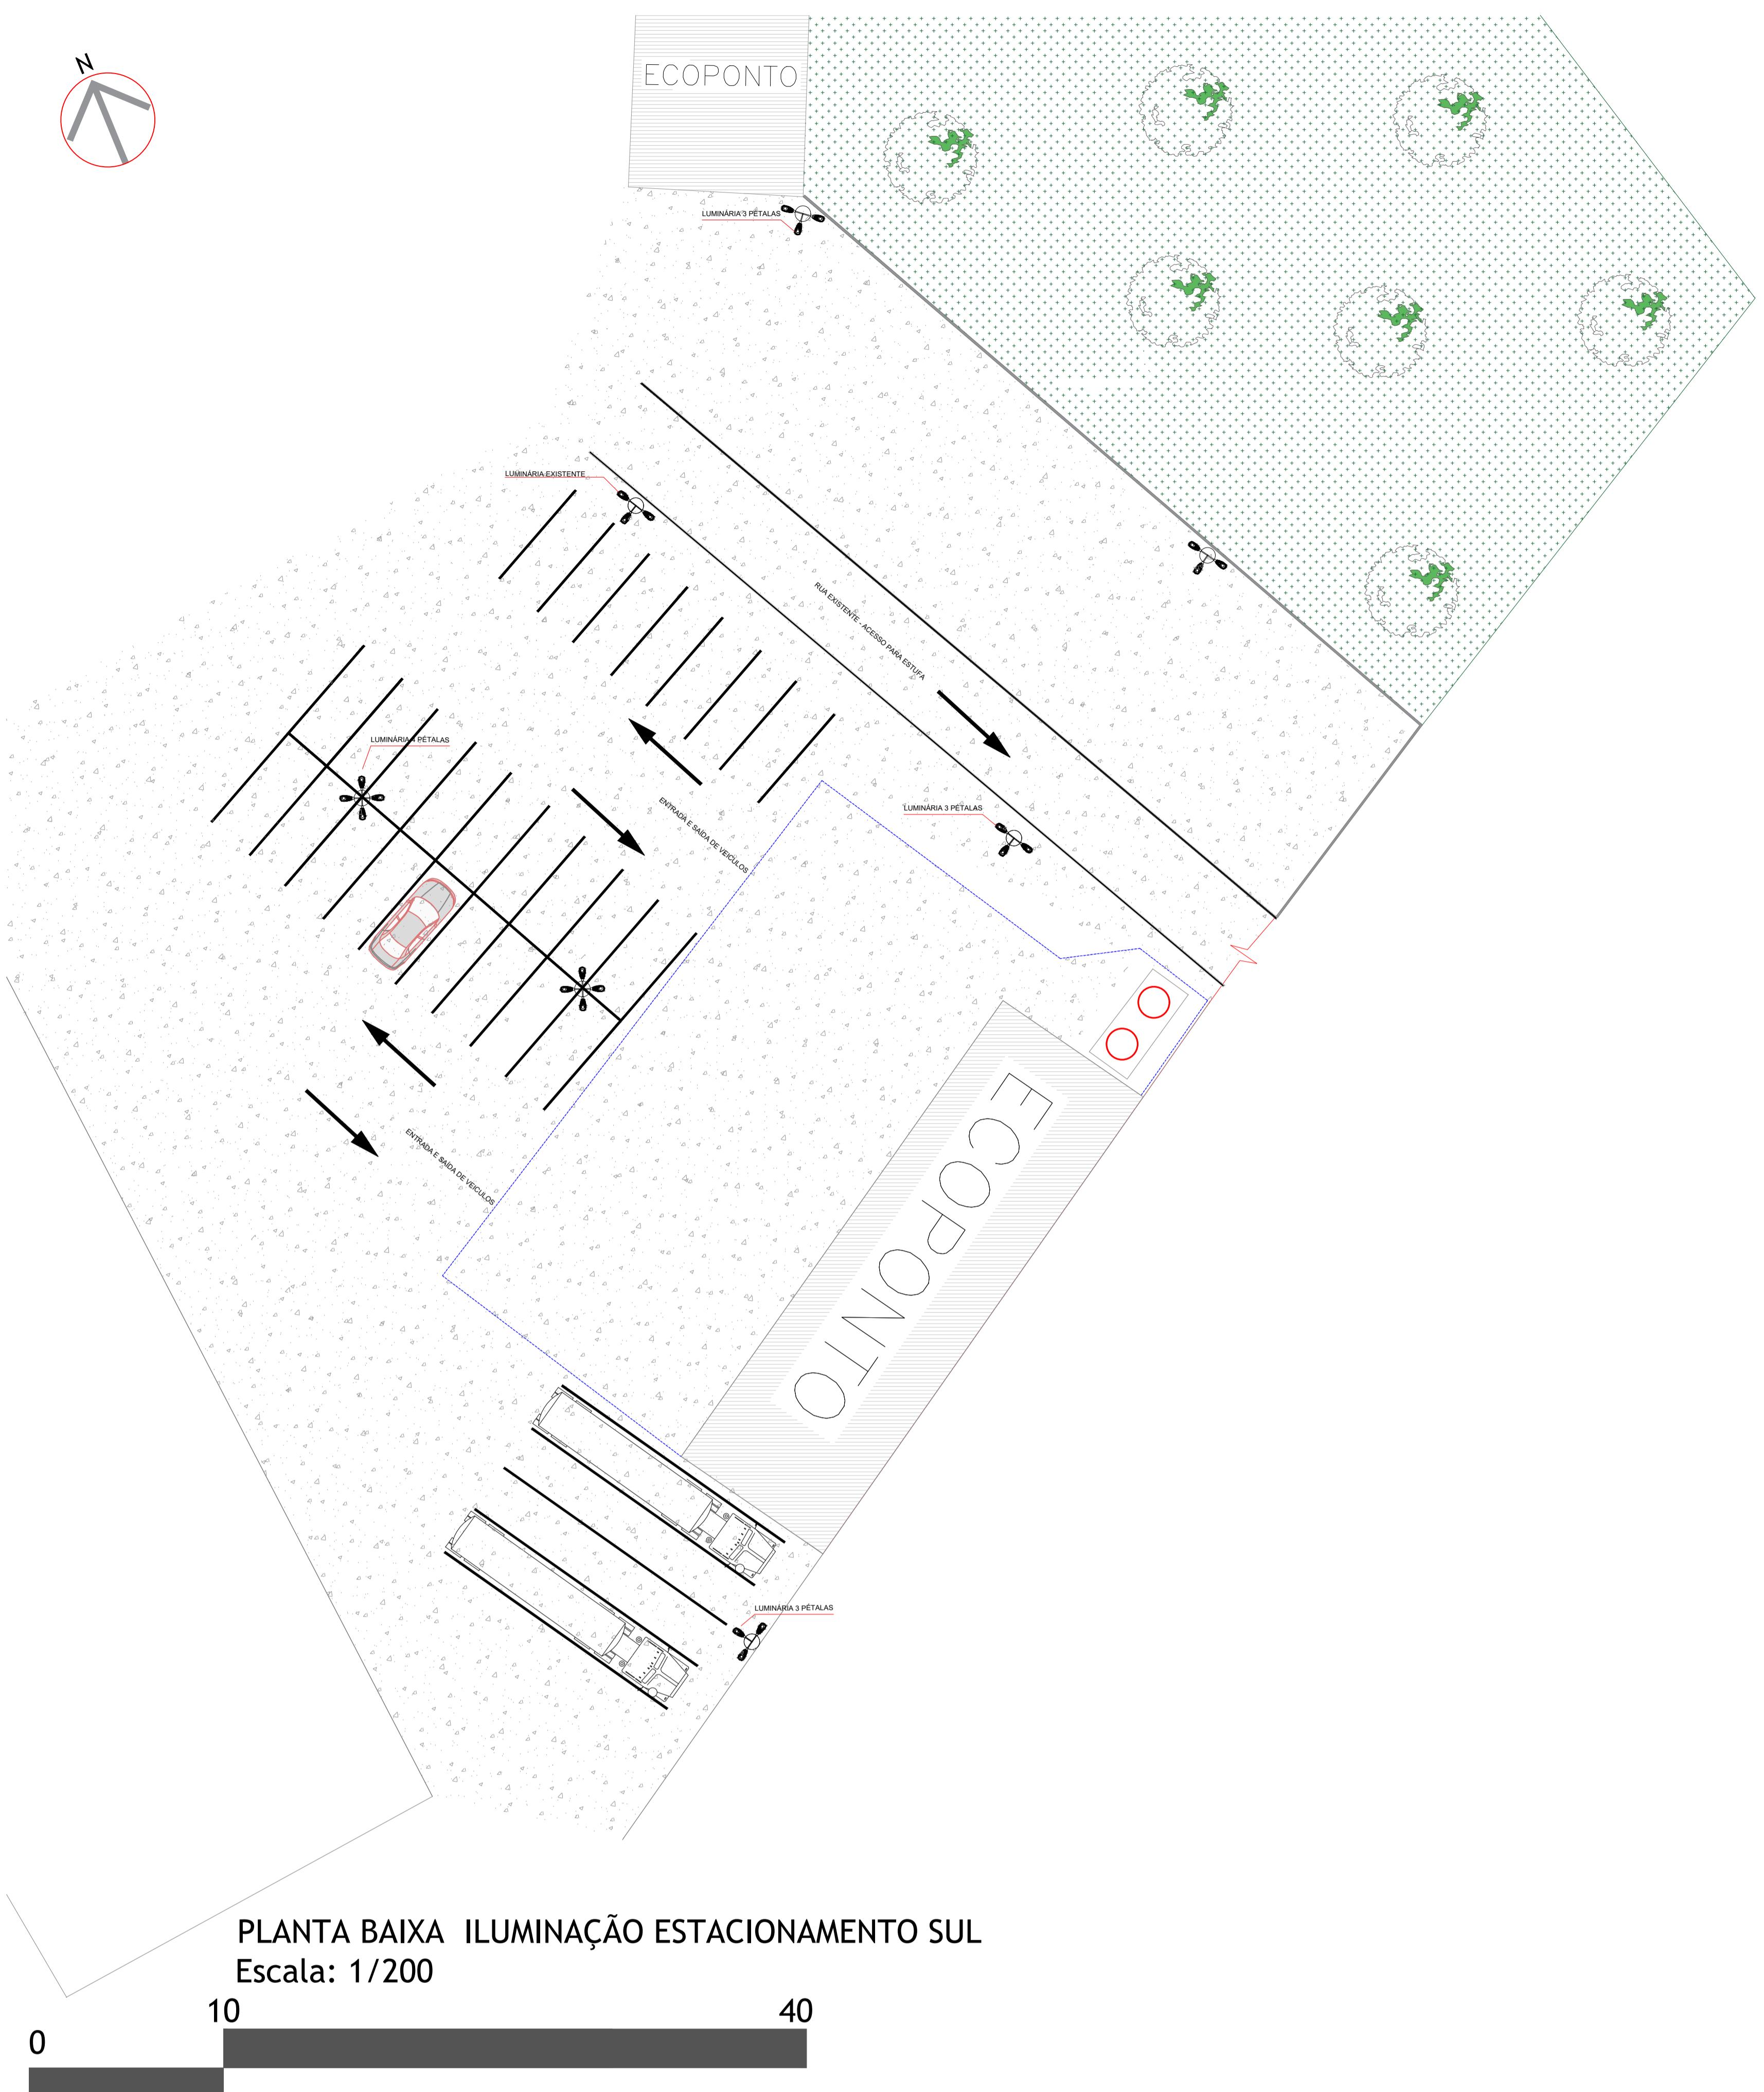

CEASA / PR	
CENTRAIS DE ABASTECIMENTO DO PARANÁ S.A.	
DIMAN - DIVISÃO DE MANUTENÇÃO	
PROJETO:	01/01
PROJETO N°:	01
REVISÃO:	
DATA:	
PROJETO:	01/01
PROJETO N°:	01
REVISÃO:	
DATA:	
PROJETO:	RAFAEL GOMES DA SILVA CREA SP/5070214991/0
PROJETO N°:	RAFAEL GOMES DA SILVA CREA SP/5070214991/0
REVISÃO:	
DATA:	
PROJETO:	RAFAEL GOMES DA SILVA CREA SP/5070214991/0
PROJETO N°:	RAFAEL GOMES DA SILVA CREA SP/5070214991/0
REVISÃO:	
DATA:	
PROJETO:	RAFAEL GOMES DA SILVA CREA SP/5070214991/0
PROJETO N°:	RAFAEL GOMES DA SILVA CREA SP/5070214991/0
REVISÃO:	
DATA:	
DIRETORIA	



ePROTOCOLO



Documento: **11_PROJETO DE ILUMINACAO.pdf**.

Assinatura Simples realizada por: **Rafael Gomes da Silva (XXX.505.298-XX)** em 09/08/2024 09:03 Local: CEASA/DIMAN.

Inserido ao protocolo **22.488.437-0** por: **Stefany Rodrigues de Andrade** em: 09/08/2024 08:41.




Documento assinado nos termos do Art. 38 do Decreto Estadual nº 7304/2021.


A autenticidade deste documento pode ser validada no endereço:
<https://www.eprotocolo.pr.gov.br/spiweb/validarDocumento> com o código:
8305c06bc57239a2eb9c4b2f03ee33c4.



PLANTA BAIXA - ILUMINAÇÃO ESTACIONAMENTO SUL
Escala: 1/500

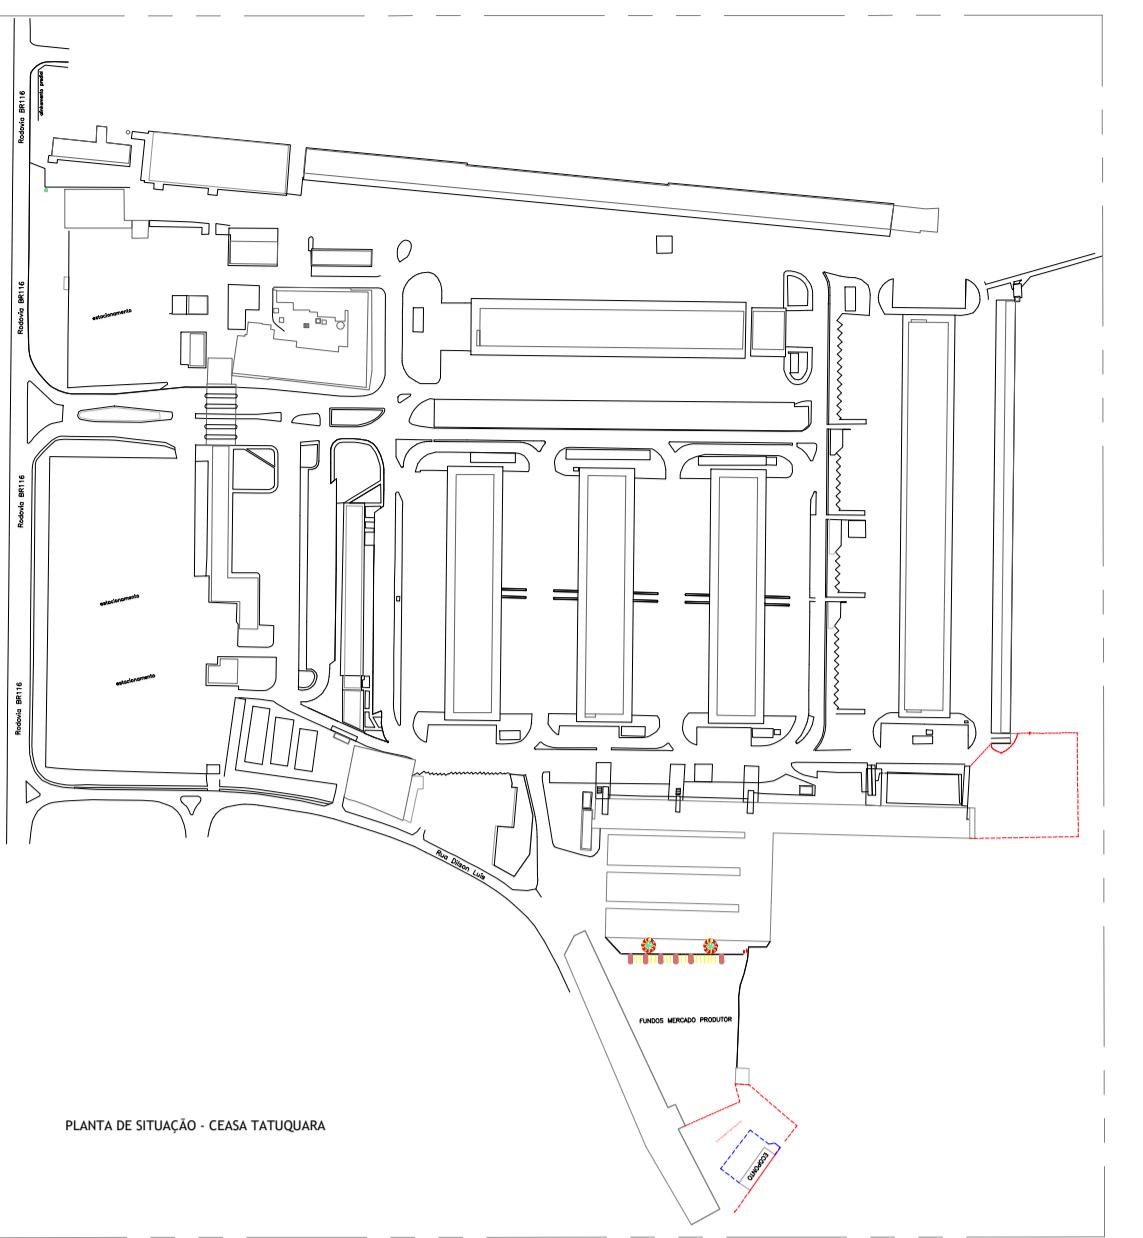

QUANTITATIVO DE LUMINÁRIAS	
Luminária Led 200W	23un
QUANTITATIVO DE CABEAMENTO	
Cabeamento quadruplex de alumínio 16mm, conforme a NBR 8182	

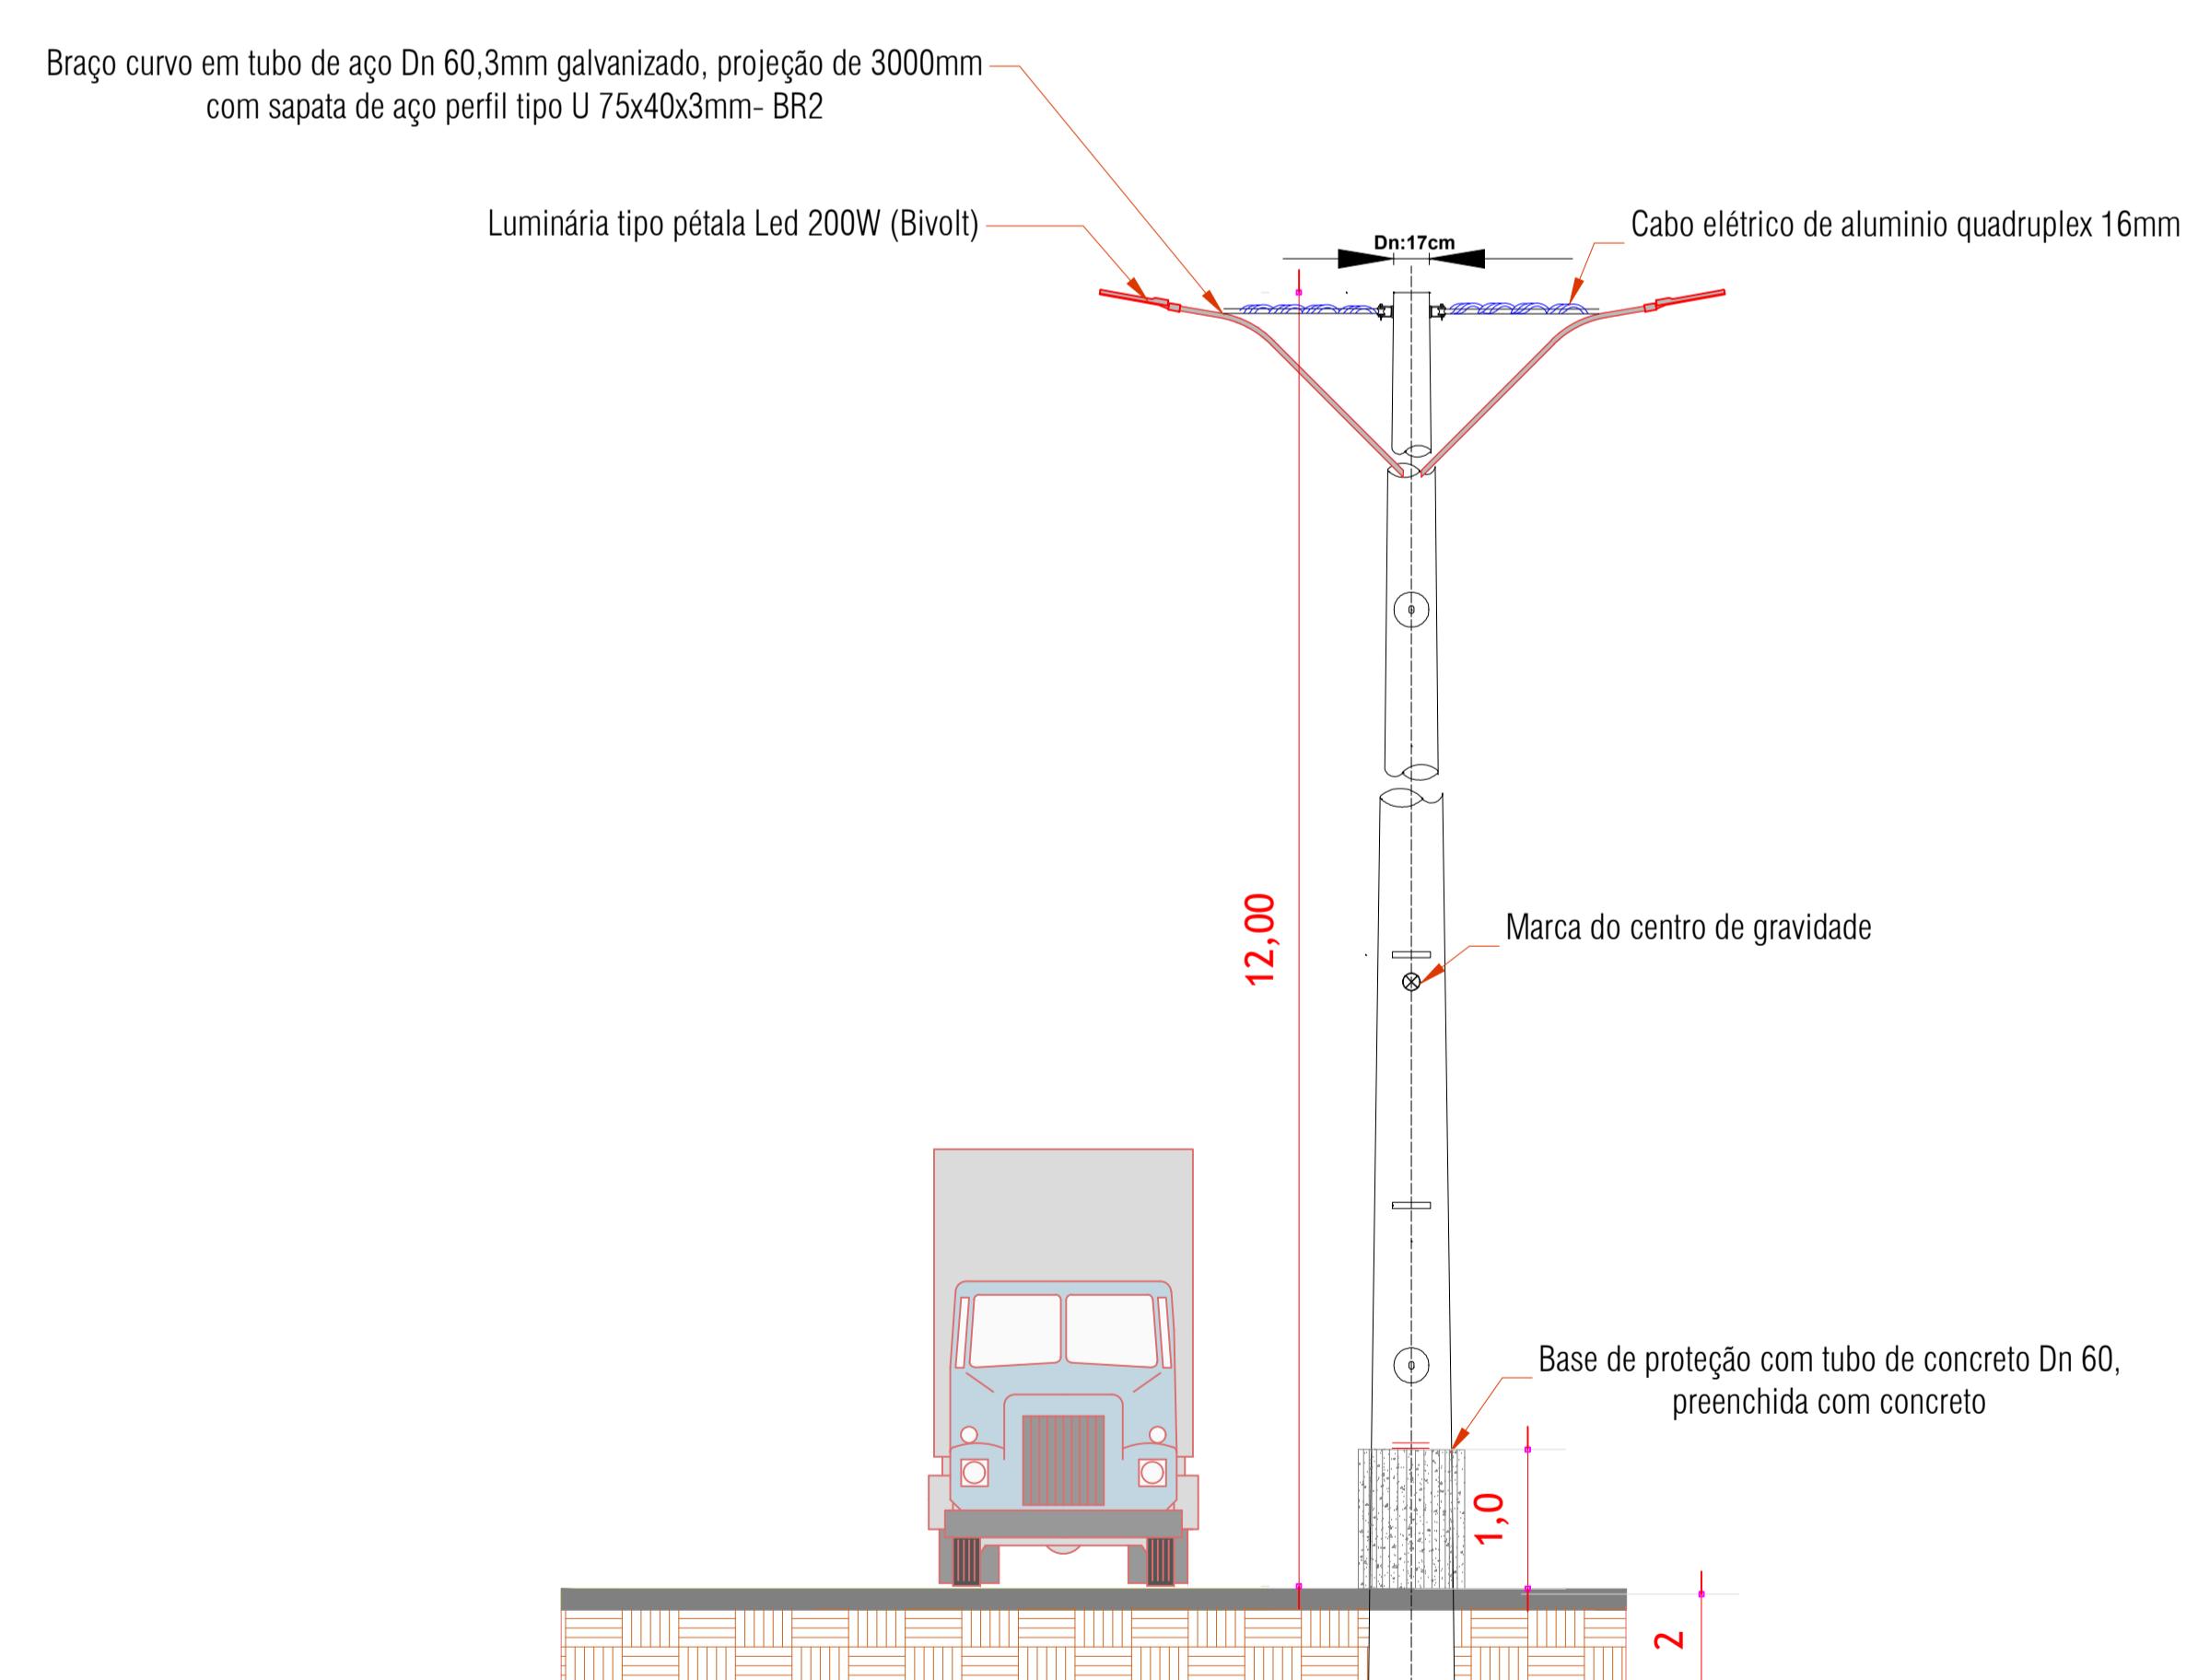

Det. Poste de Concreto Circular
Escala: 1/75

CEASA / PR	
CENTRAIS DE ABASTECIMENTO DO PARANÁ S.A.	
DIENG - DIVISÃO DE INFRAESTRUTURA E ENGENHARIA	
Nº DE FOLHA:	01/01
PROJETO N.º:	01
REV.:	000
ESCALA:	1:100
DATA:	agosto/2024
PROJETO:	RAFAEL GOMES DA SILVA CREA SP/9070214991/0
ENC. REV.:	RAFAEL GOMES DA SILVA CREA SP/9070214991/0
ASSINATURA:	Rafael Gomes da Silva
DIRIGIDOR:	



ePROTOCOLO



Documento: **12_CEASAILUMINACAOPATIO_ESTACIONAMENTOSUL.pdf**.

Assinatura Simples realizada por: **Rafael Gomes da Silva (XXX.505.298-XX)** em 09/08/2024 09:03 Local: CEASA/DIMAN.

Inserido ao protocolo **22.488.437-0** por: **Stefany Rodrigues de Andrade** em: 09/08/2024 08:41.




Documento assinado nos termos do Art. 38 do Decreto Estadual nº 7304/2021.

A autenticidade deste documento pode ser validada no endereço:

<https://www.eprotocolo.pr.gov.br/spiweb/validarDocumento> com o código:
6d2c8e0f568a3a01823ebc239dd309be.



PLANTA BAIXA PAVIMENTAÇÃO ESTACIONAMENTO LESTE
Escala: 1/200

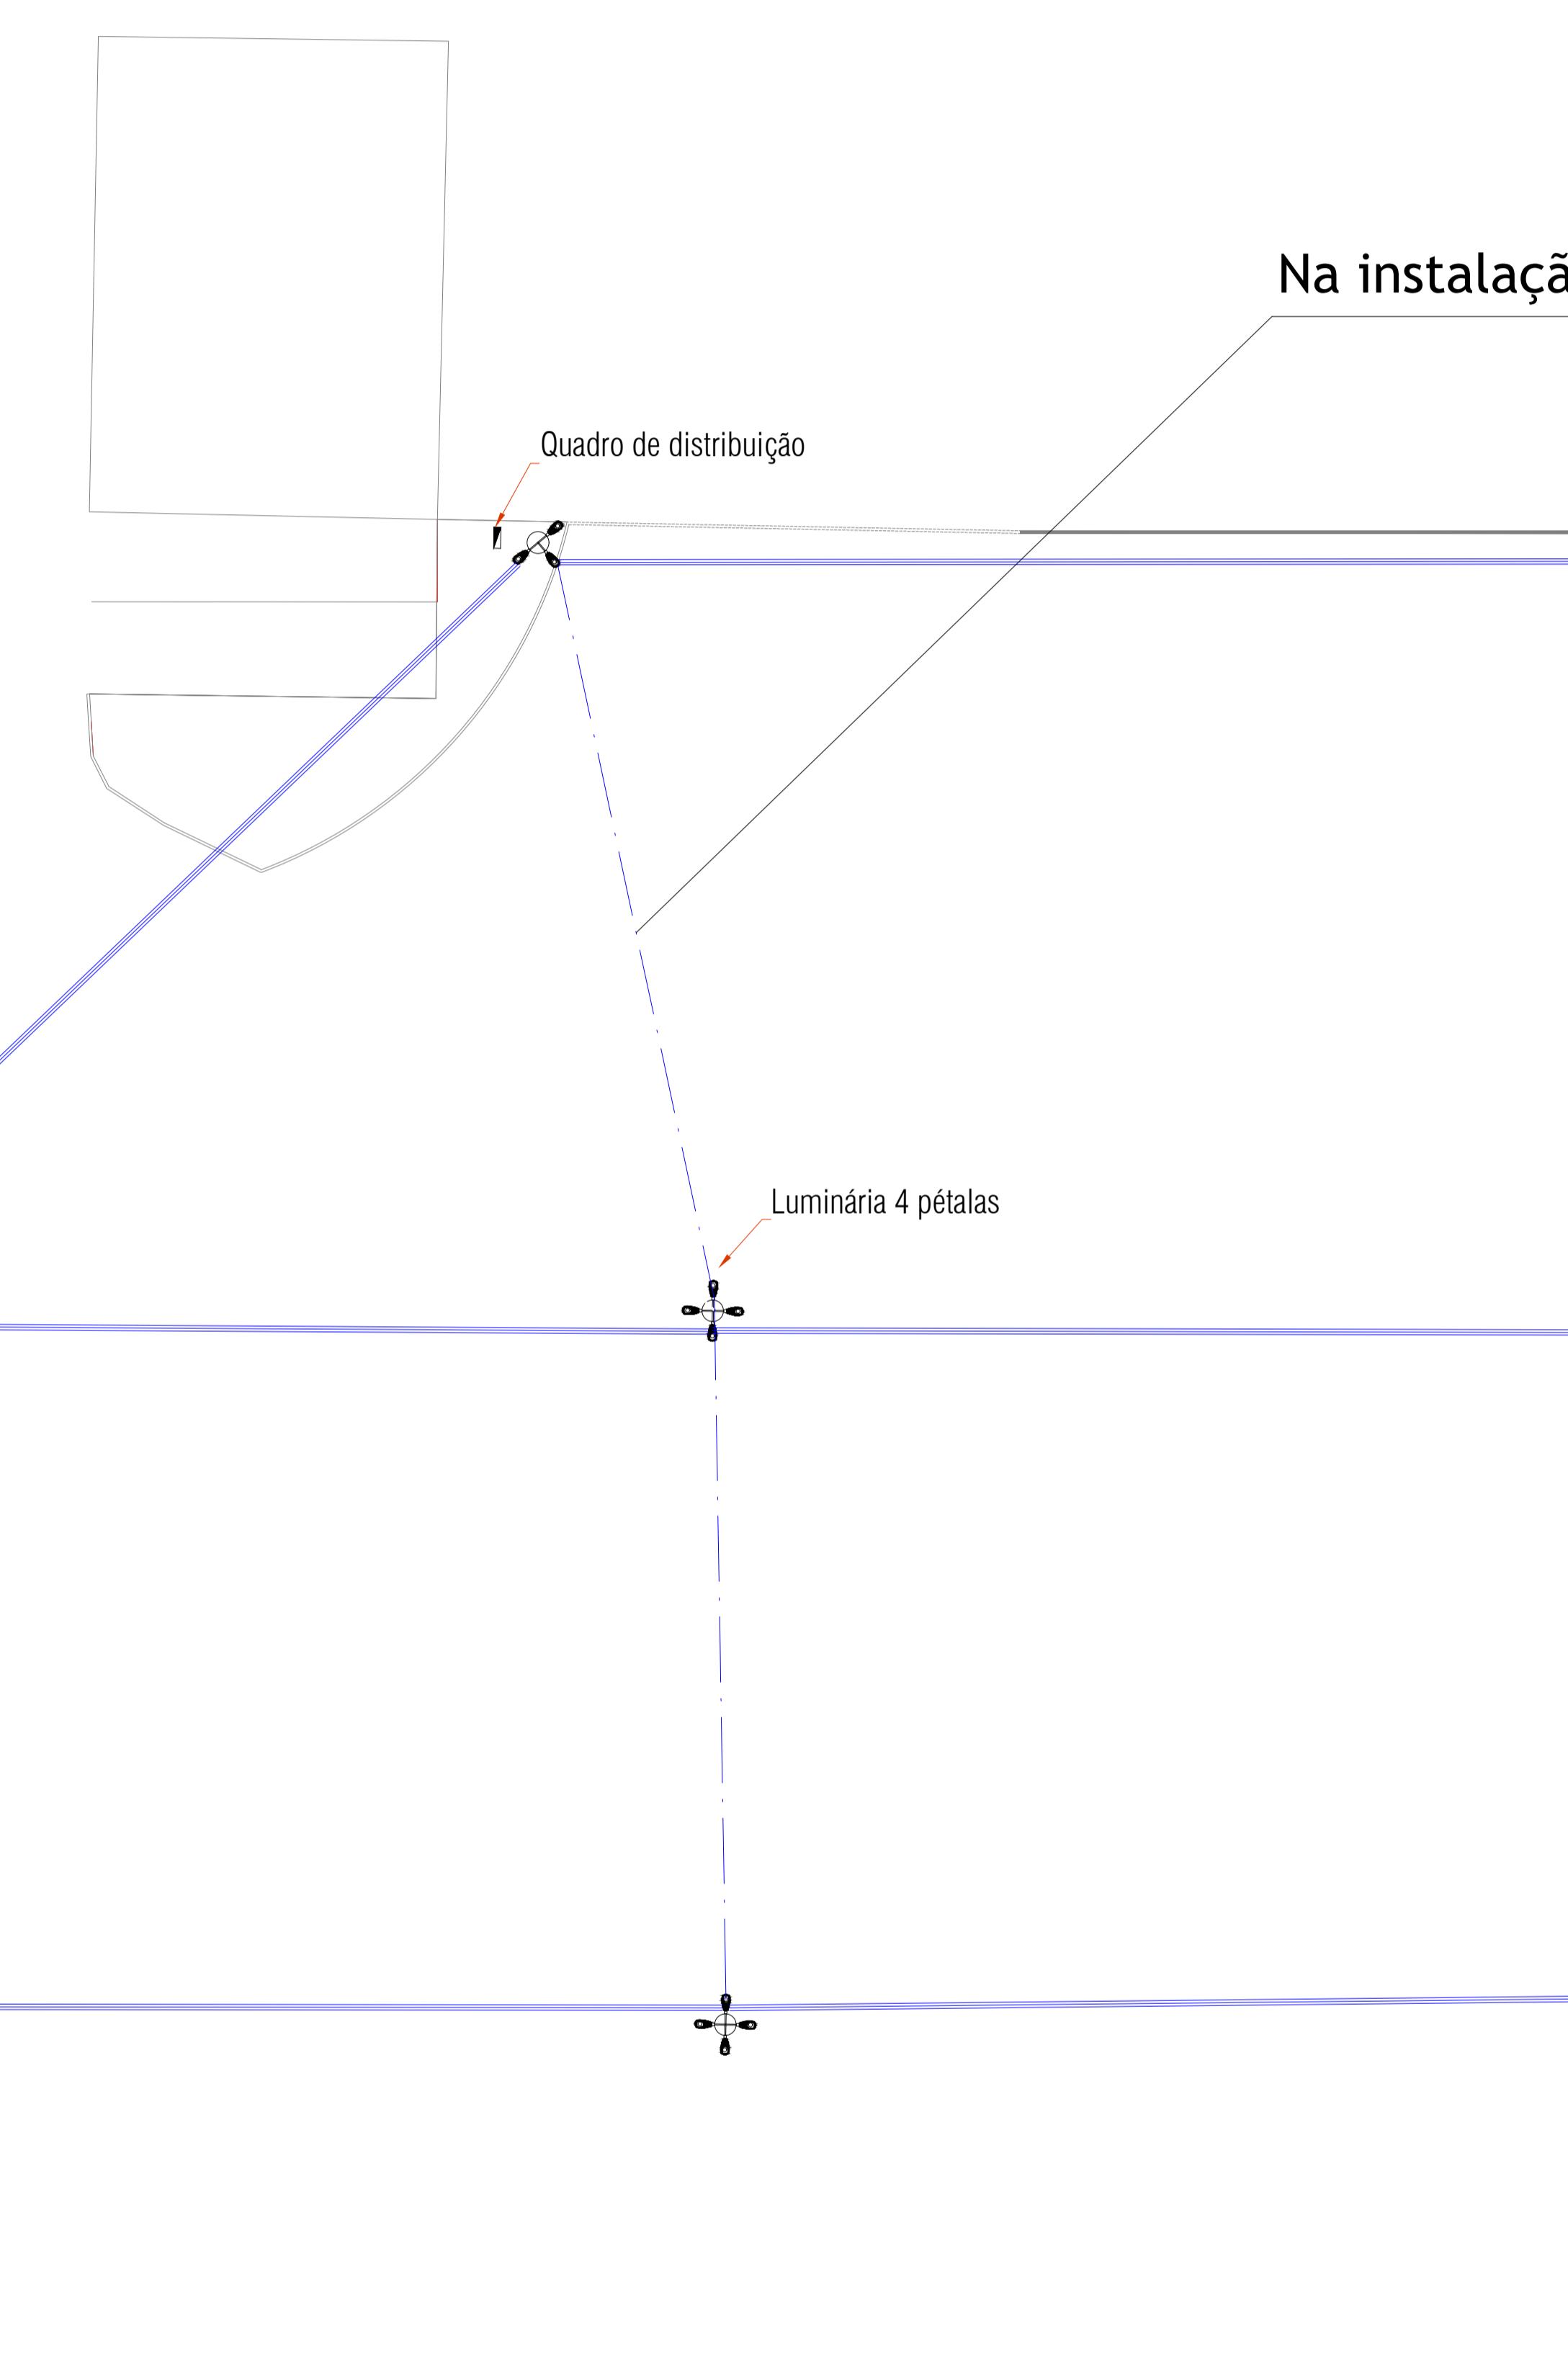


Na instalação ver a melhor adequação das passagens de cabeamento

Cabo elétrico de alumínio quadruplex 16mm

Quadro de distribuição

Luminária 3 pétalas

Luminária 4 pétalas

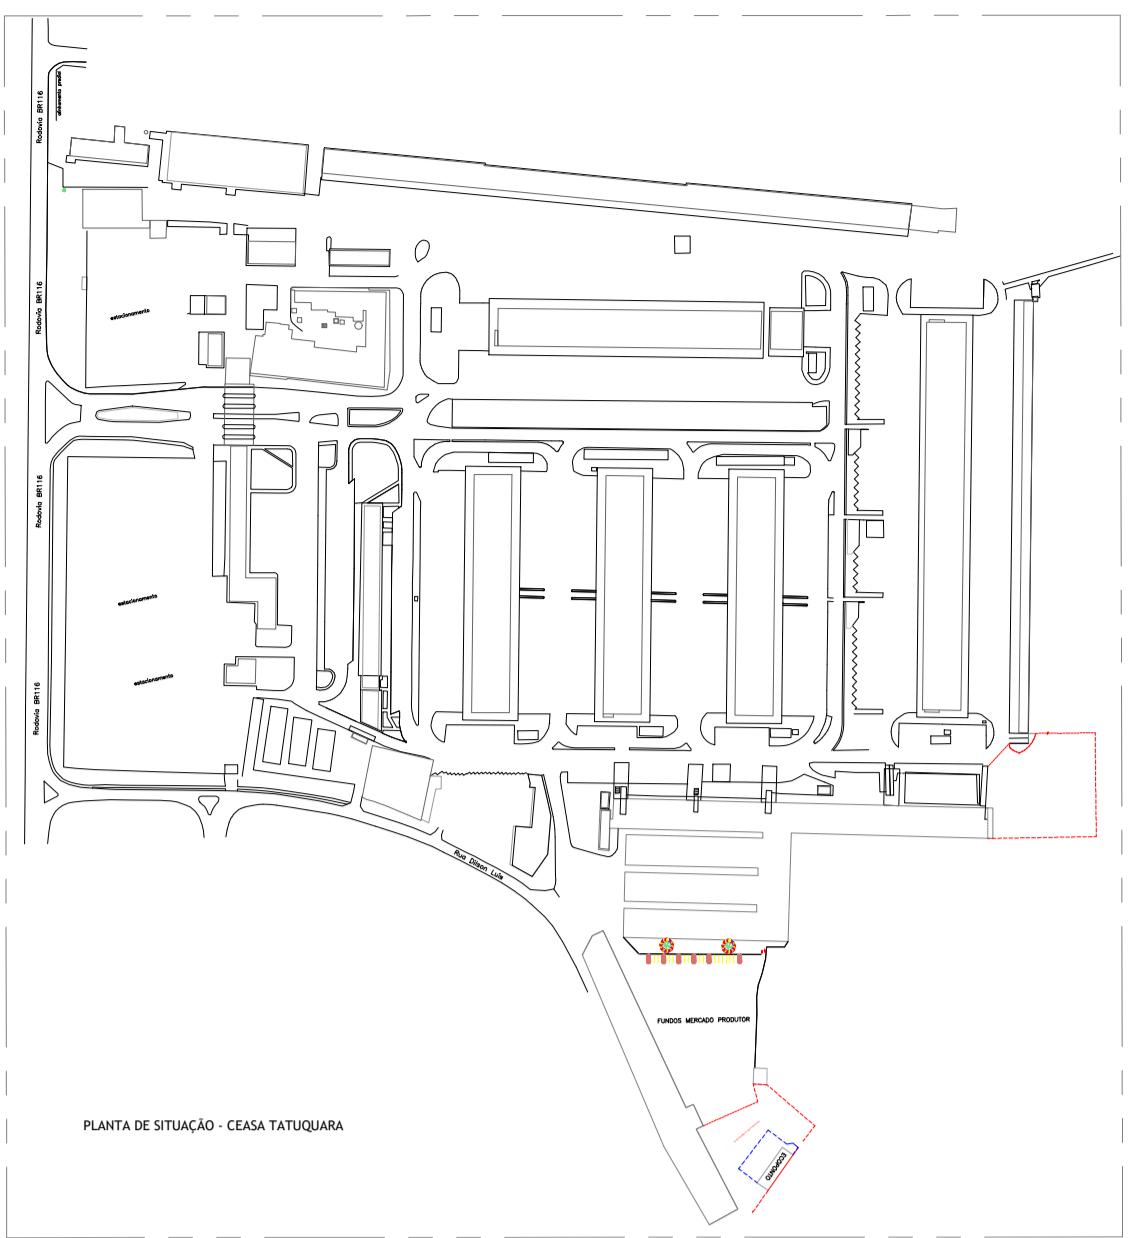


N

QUANTITATIVO DE LUMINÁRIAS	
Luminária Led 200W	27un
QUANTITATIVO DE CABEAMENTO	
Cabeamento quadruplex de alumínio 16mm, conforme a NBR 8182	

Braço curvo em tubo de aço Dn 60,3mm galvanizado, projeção de 3000mm com sapata de aço perfil tipo U 75x40x3mm- BR2

Luminária tipo pétala Led 200W (Bivolt)

Cabo elétrico de alumínio quadruplex 16mm

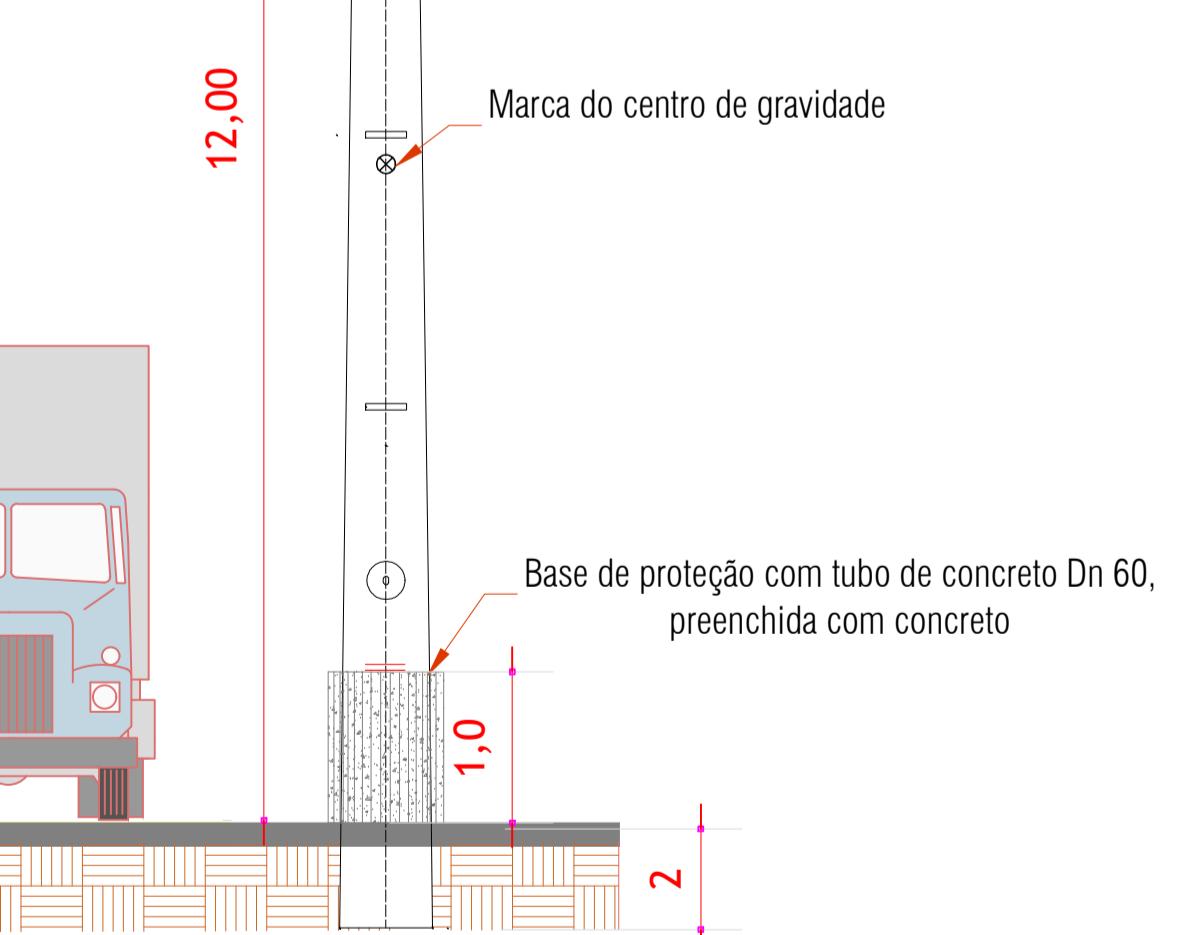

Det. Poste de Concreto Circular
Escala: 1/75

CEASA / PR	
CENTRAIS DE ABASTECIMENTO DO PARANÁ S.A.	
DIENG - DIVISÃO DE INFRAESTRUTURA E ENGENHARIA	
DOCUMENTO:	01/01
Planta At:	01
MESES:	REVO0
ESCALA:	1:200
DATA:	agosto/2024
PROJETO:	RAFAEL GOMES DA SILVA CREA SP/5070214991/0
ENC. REF.:	RAFAEL GOMES DA SILVA CREA SP/5070214991/0
ENTREGA:	RAFAEL GOMES DA SILVA
ASSINATURA:	STEFANY R. ANDRADE
DIRETORIA:	



ePROTOCOLO



Documento: **13_CEASAILUMINACAOPATIO_ESTACIONAMENTOLESTE.pdf**.

Assinatura Simples realizada por: **Rafael Gomes da Silva (XXX.505.298-XX)** em 09/08/2024 09:03 Local: CEASA/DIMAN.

Inserido ao protocolo **22.488.437-0** por: **Stefany Rodrigues de Andrade** em: 09/08/2024 08:41.



Documento assinado nos termos do Art. 38 do Decreto Estadual nº 7304/2021.

A autenticidade deste documento pode ser validada no endereço:

<https://www.eprotocolo.pr.gov.br/spiweb/validarDocumento> com o código:
932a6149c12f82989472d9526d1e7f12.